


2023. 06.

외래 환자 전용 주차 차단기 고도화 작업(통신)  
(조선대학교병원)

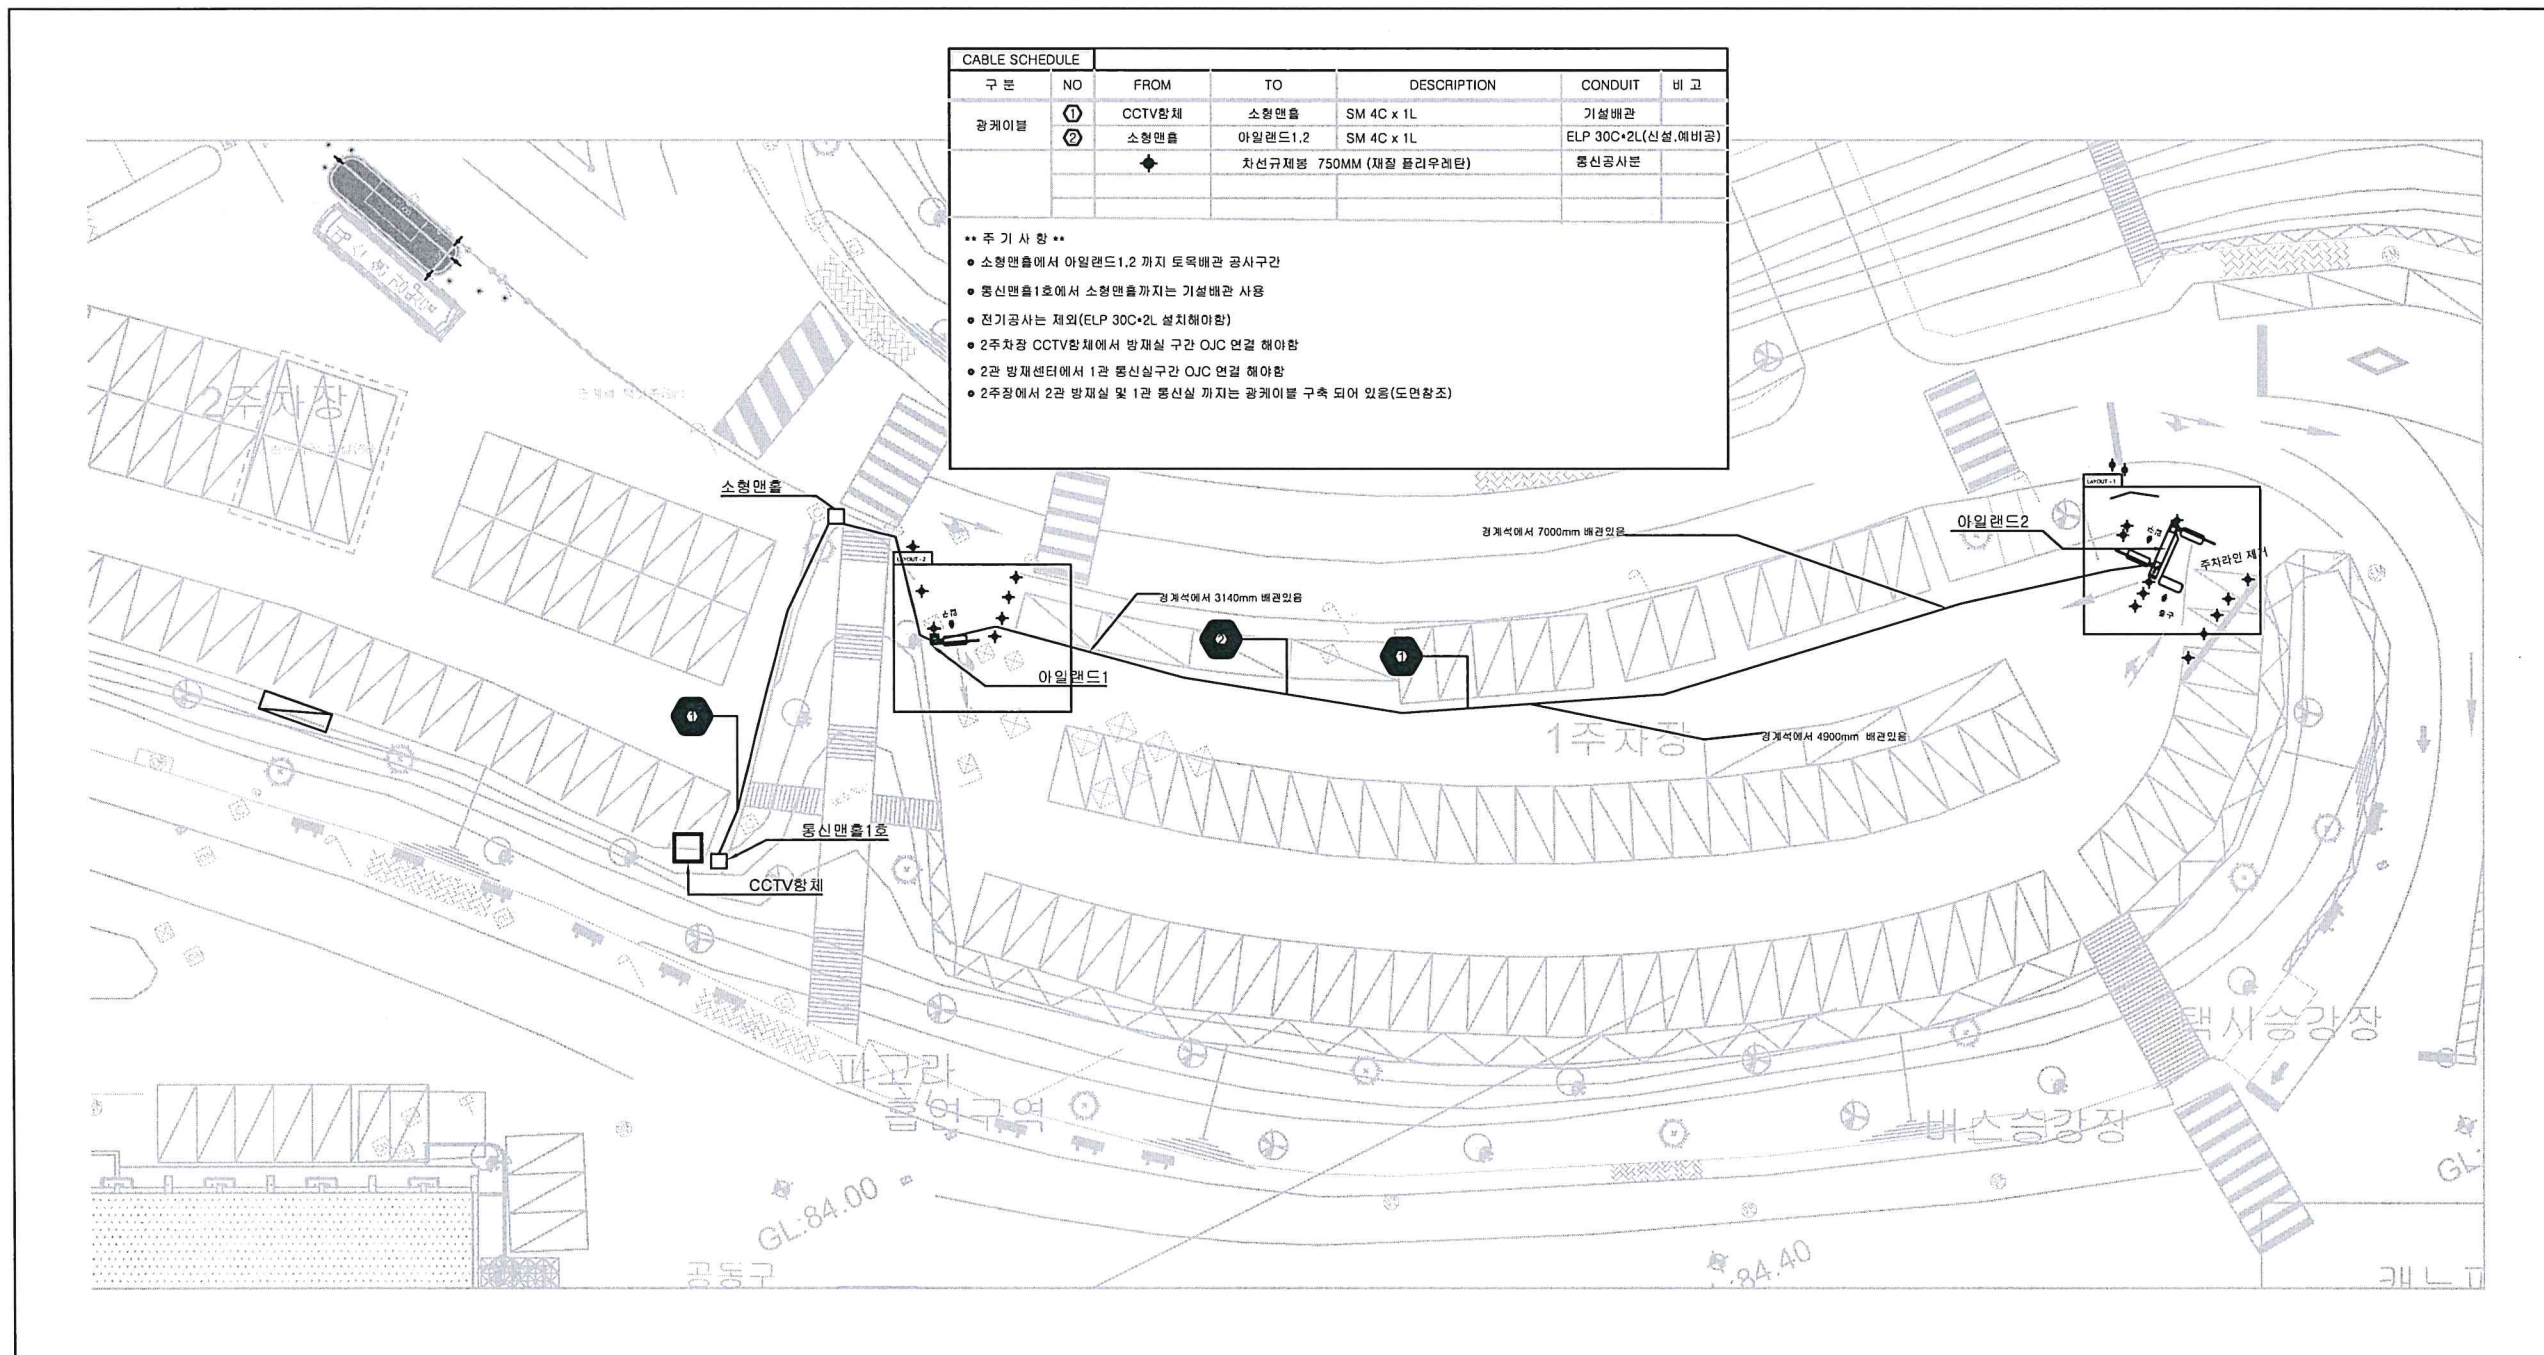


△		
△		
△		
NO	DATE	DESCRIPTION
REVISIONS		
설 계		
제 도		
심 사		
승 인		
일 자		
도 면 명		

제1주차장 차단기 설치 평면도

축 척 A3=1/	A1=1/
도면번호 E-000	
일련번호 000	



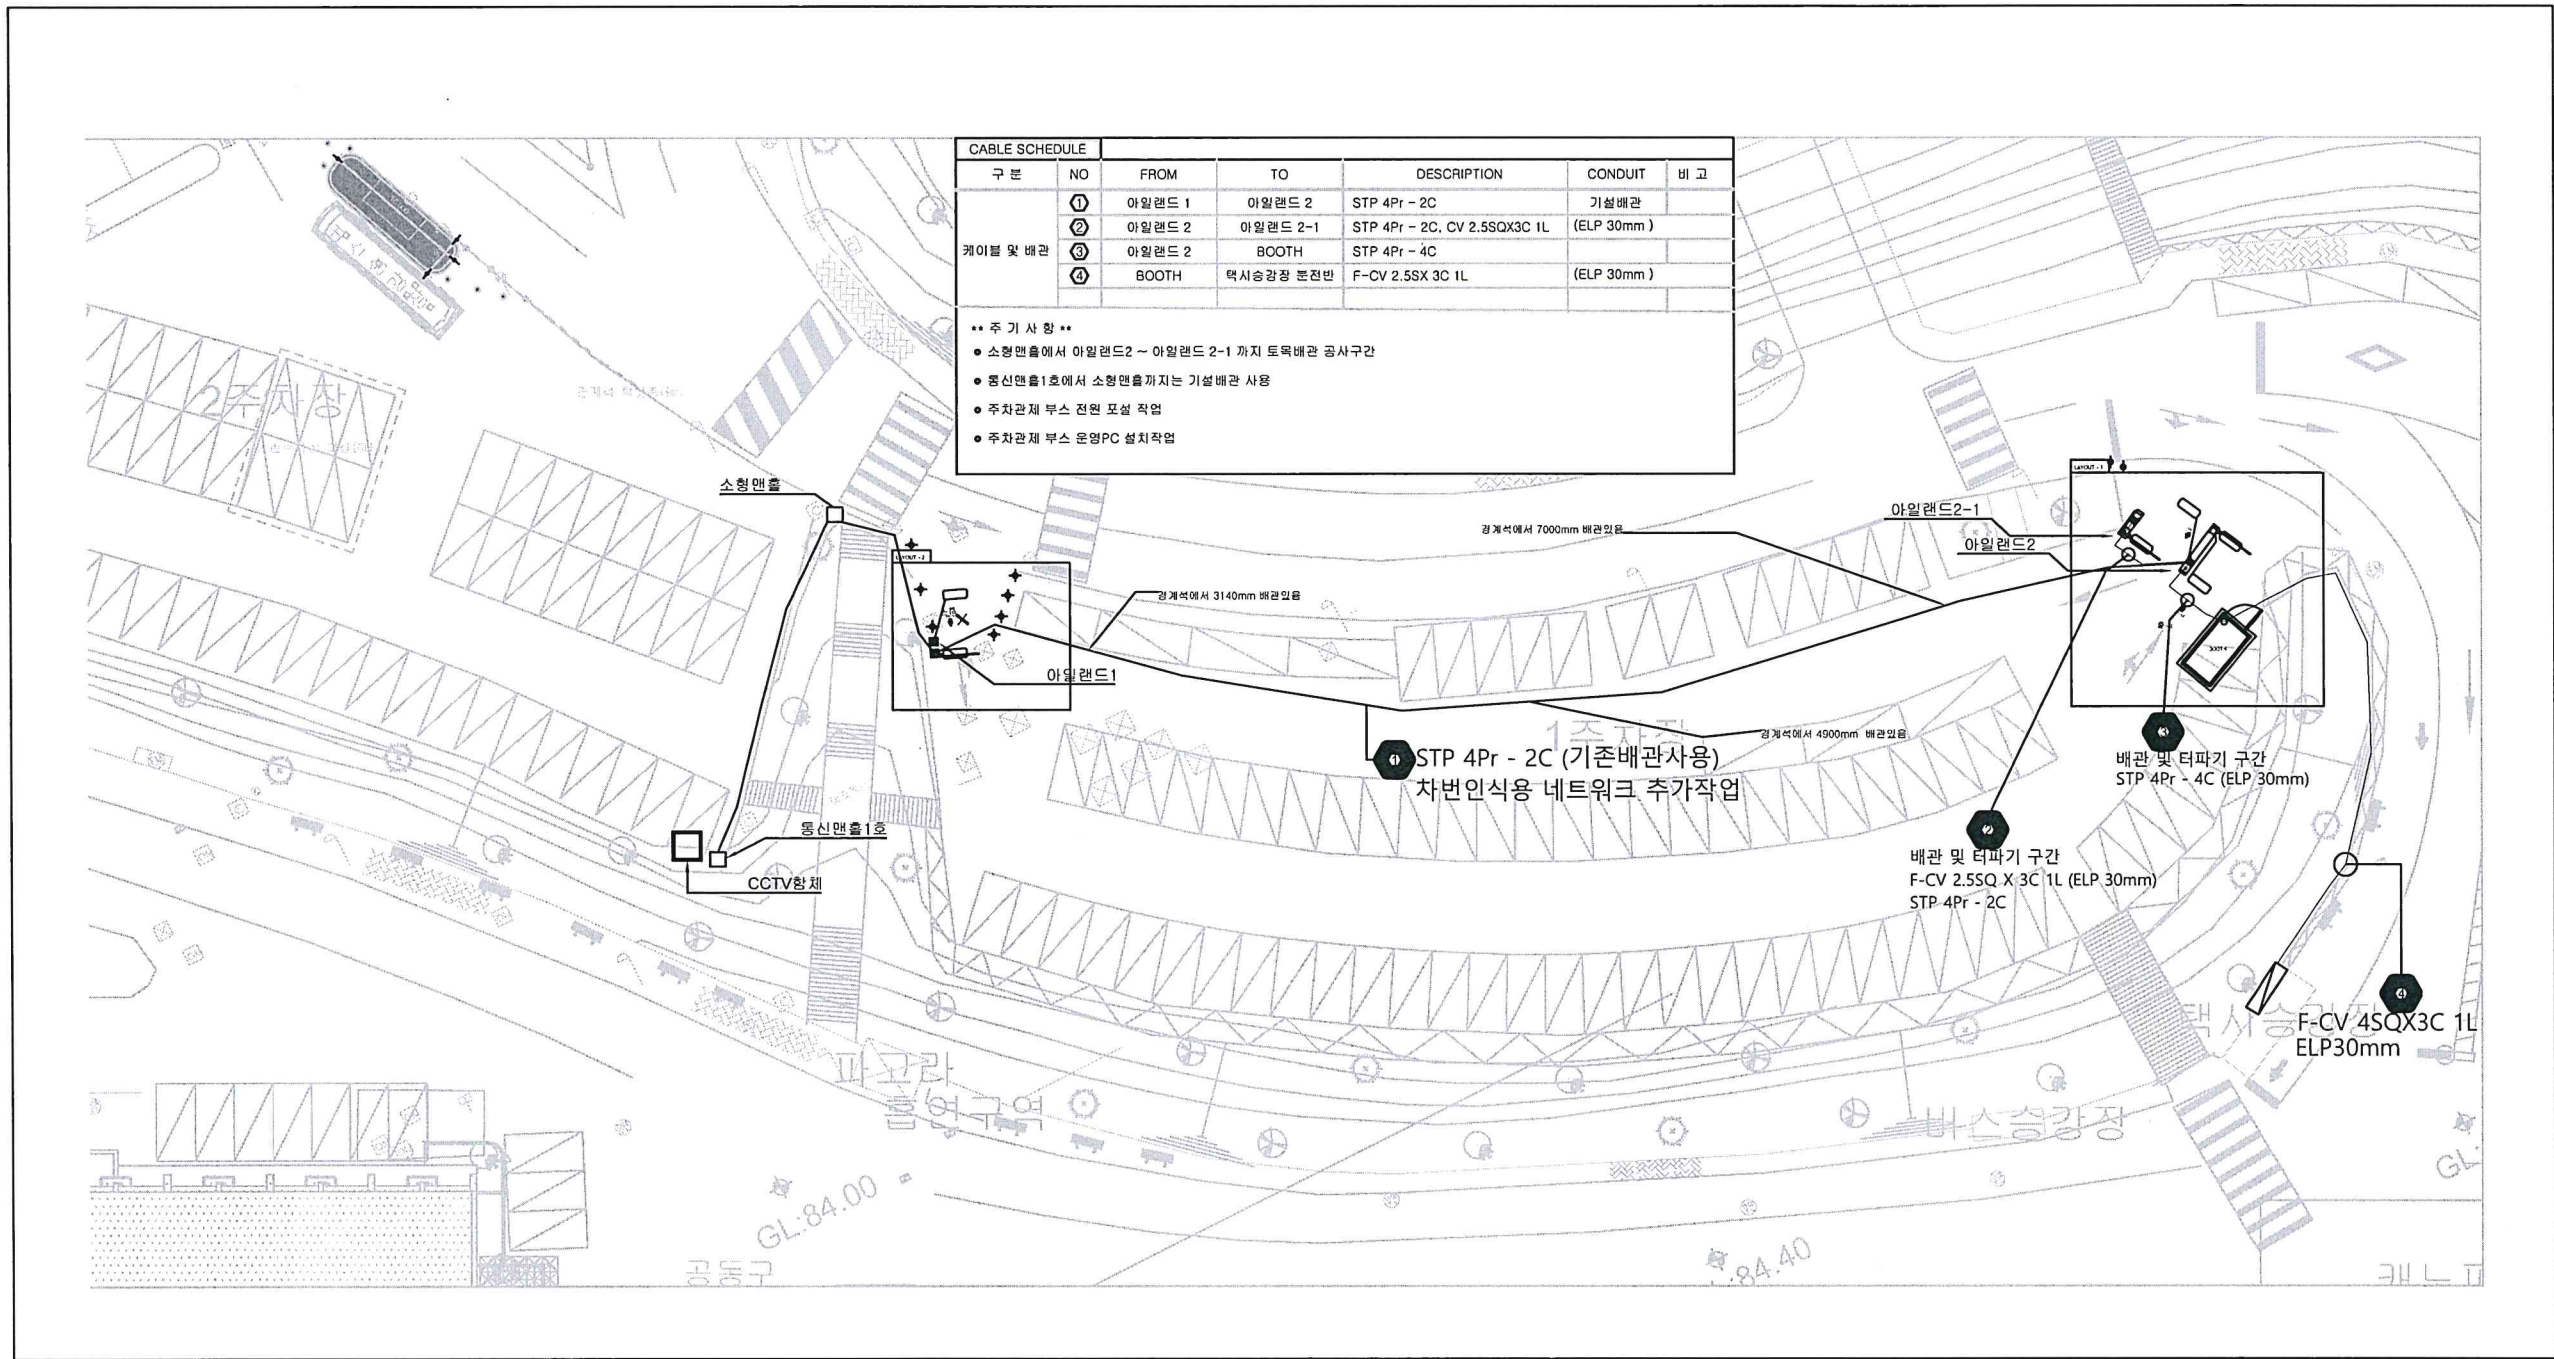


△		
△		
△		
NO	DATE	DESCRIPTION
REVISIONS		
설 계		
제 도		
심 사		
승 인		
일 자		
도 면 명		

제1주차장 차단기  
설치 평면도

축 척	A3=1/	A1=1/
도면번호	E-001	
일련번호	000	

사업명  
외래 환자 전용  
주차 차단기  
고도화 작업(통신)

주 기

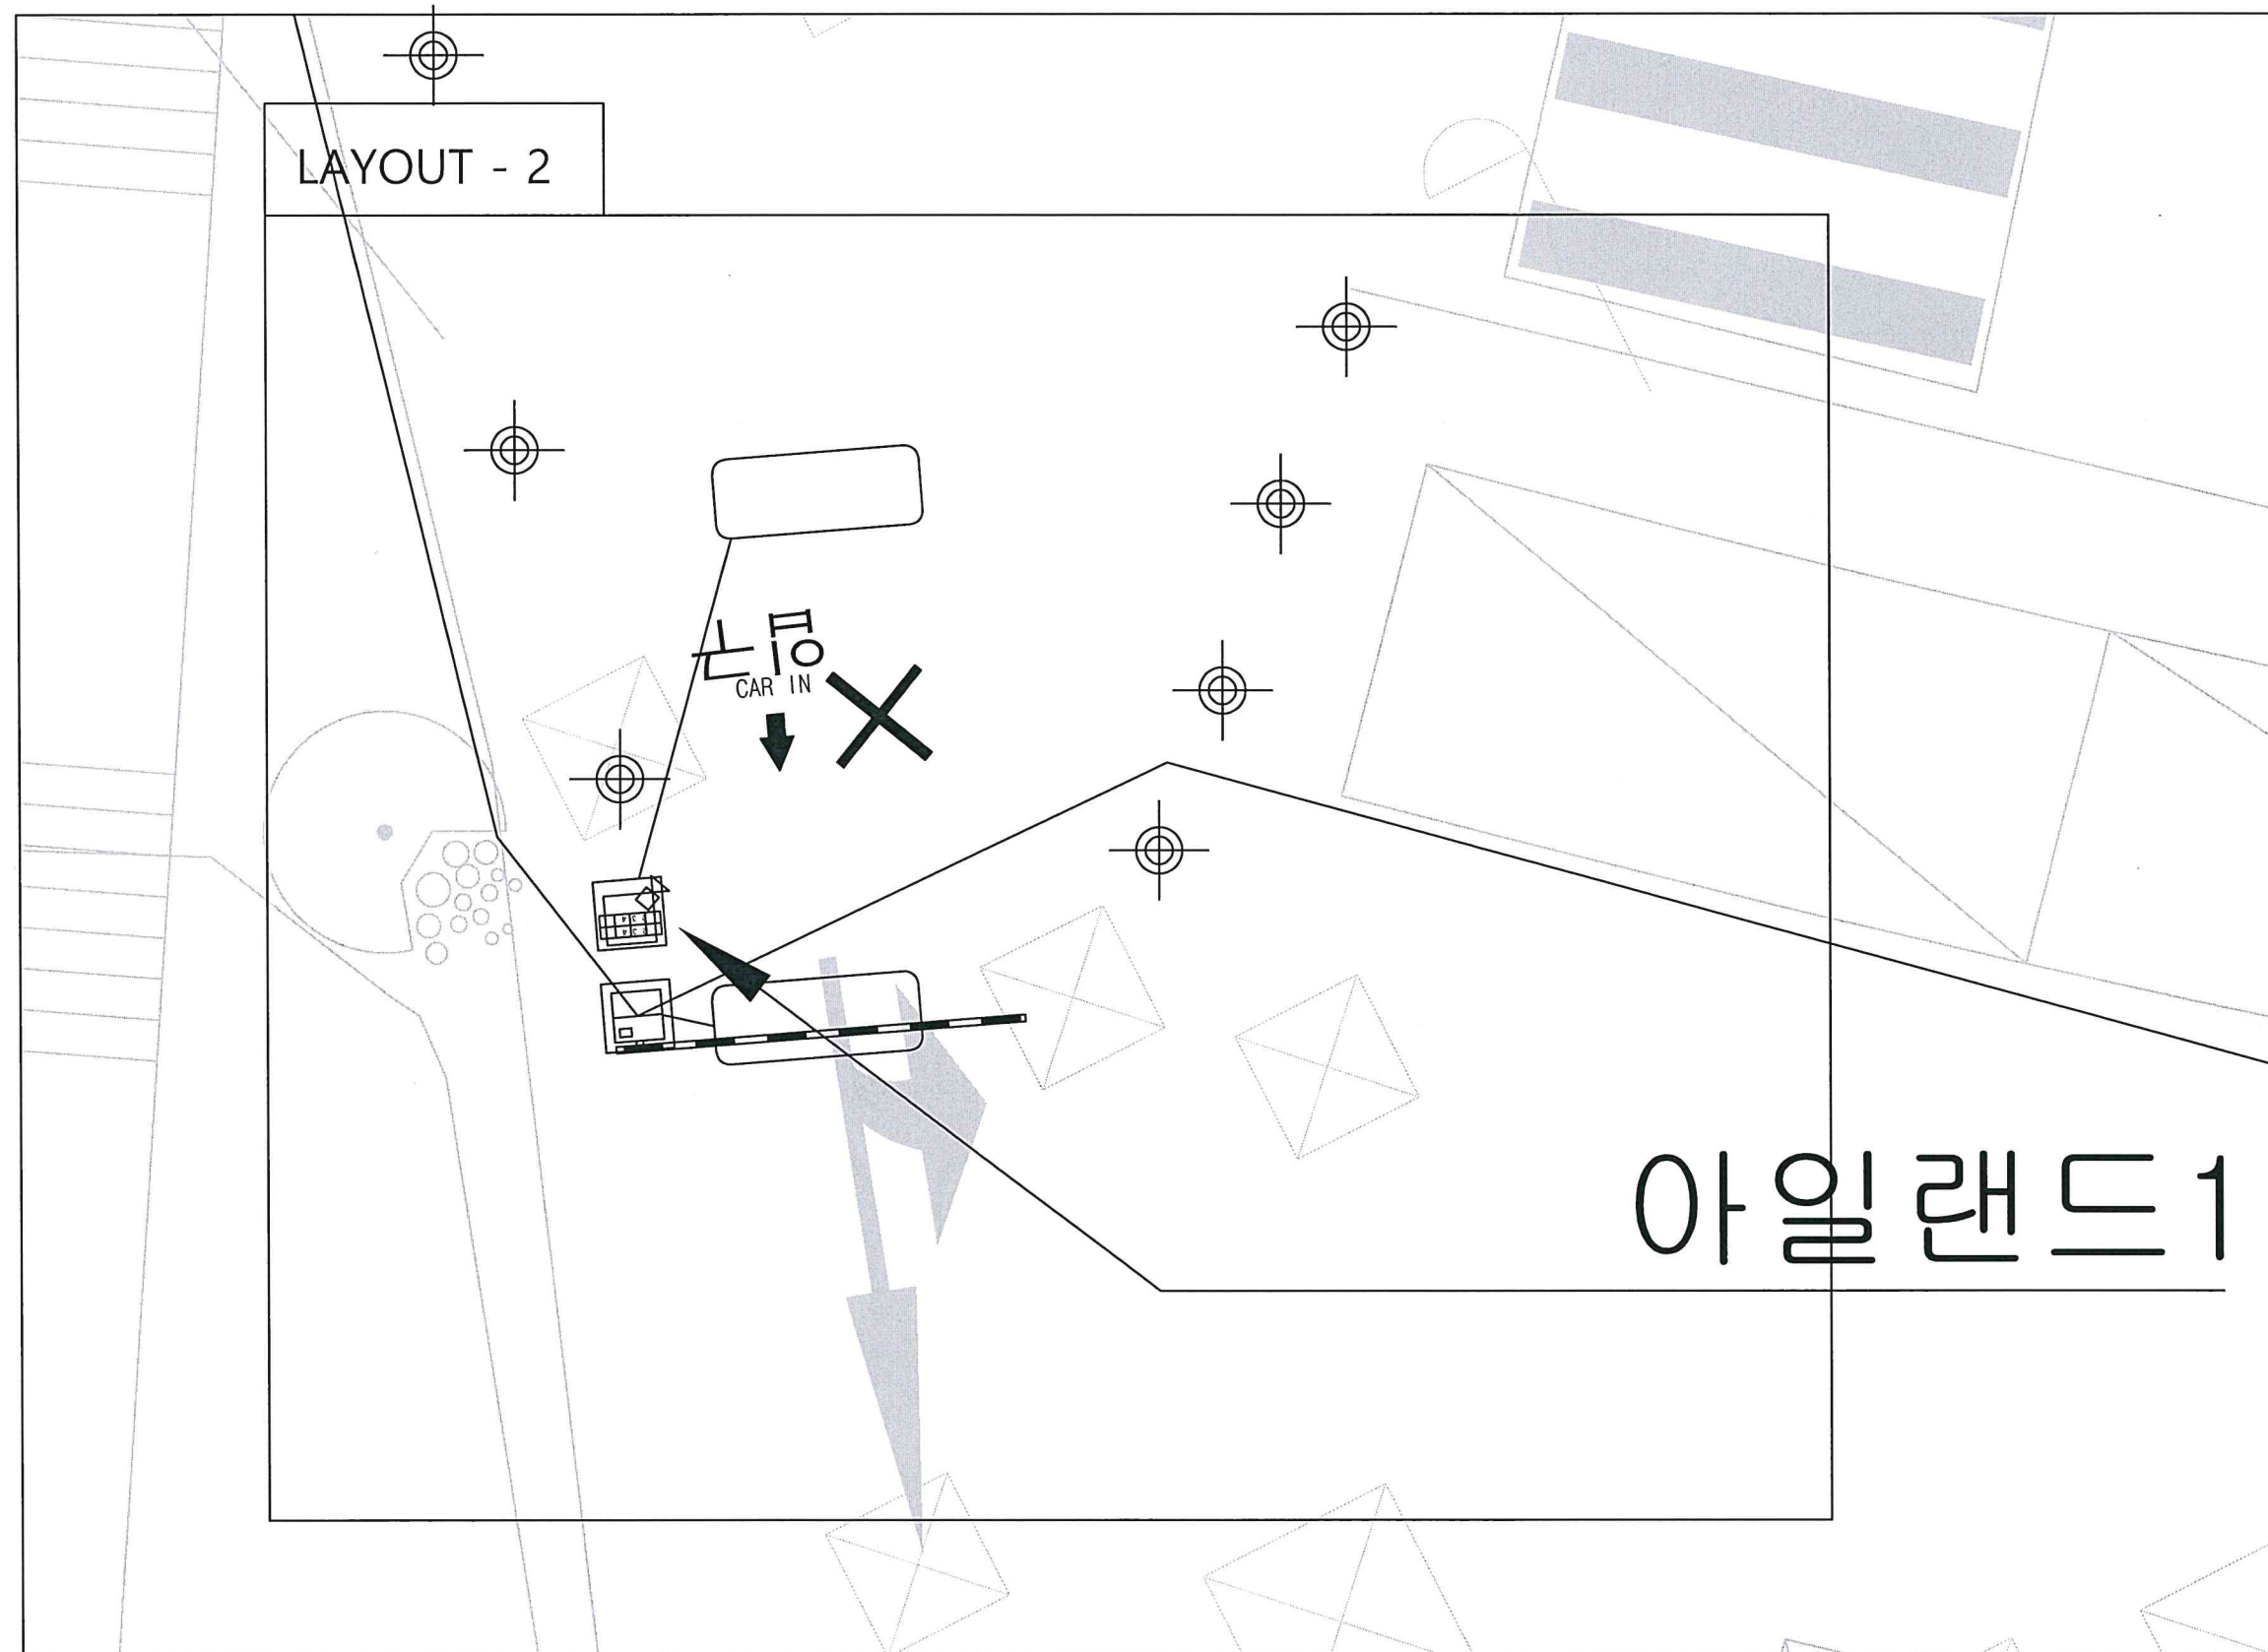

△		
△		
△		
NO	DATE	DESCRIPTION

REVISIONS

설 계
제 도
심 사
승 인
일 자
도 면 명

확대 평면도(1)

축 적 A3=1/	A1=1/
도면번호	E-002
일련번호	000



사업명  
 외래 환자 전용  
 주차 차단기  
 고도화 작업(통신)

주 기

△		
△		
△		
NO	DATE	DESCRIPTION


REVISIONS

설 계  
 제 도  
 심 사  
 승 인  
 일 자  
 도 면 명

확대 평면도(2)

축 적 A3=1/	A1=1/
도면번호 E-003	
일련번호 000	

LAYOUT - 1


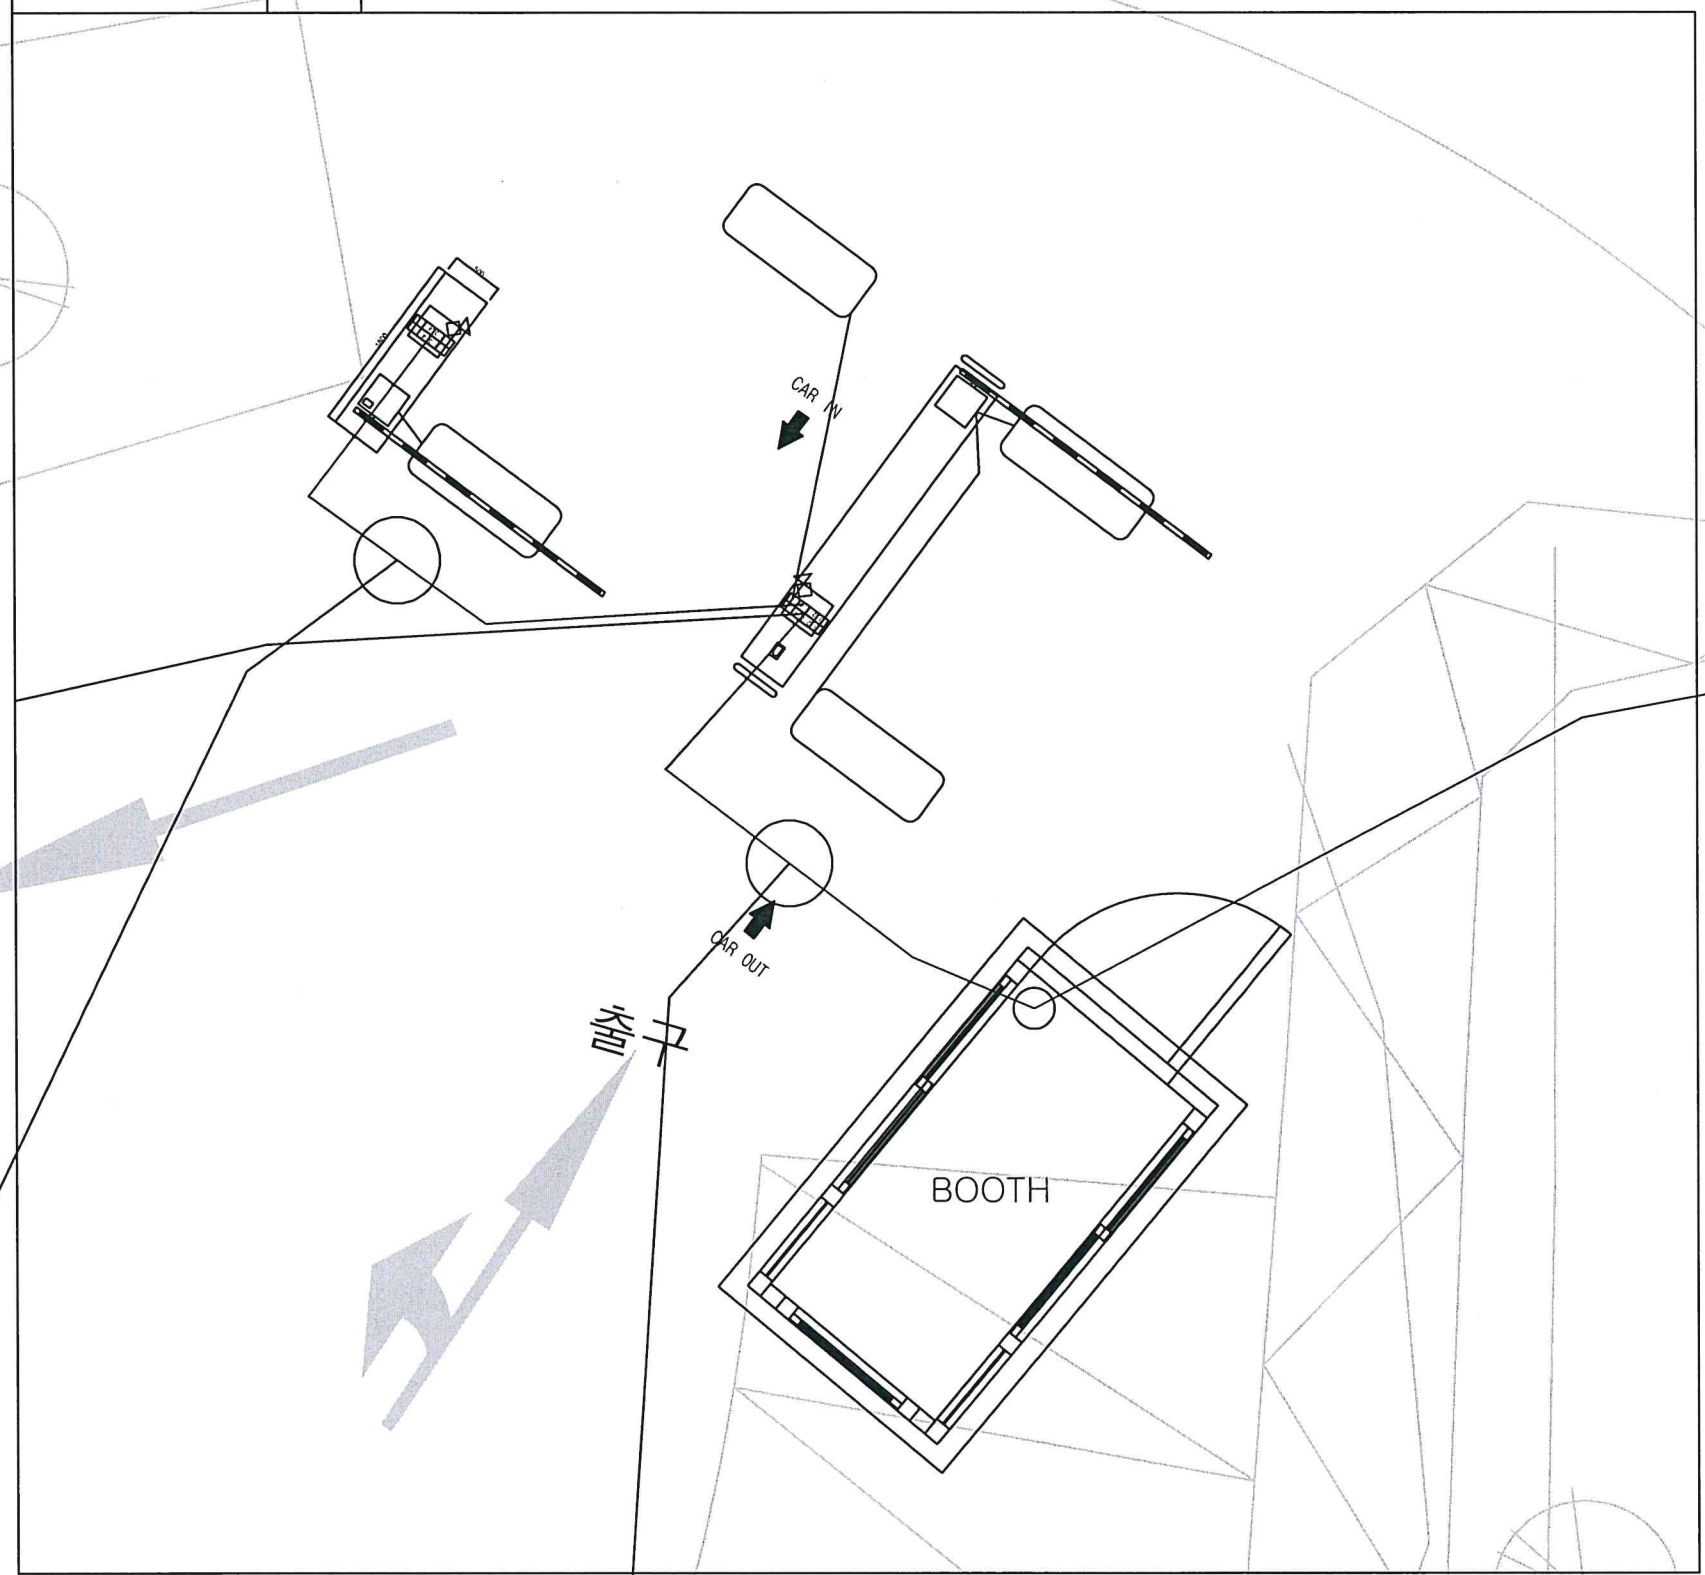


# 주차관제 PAD 상세도



사업명  
외래 환자 전용  
주차 차단기  
고도화 작업(통신)

주 기

LAYOUT - 1




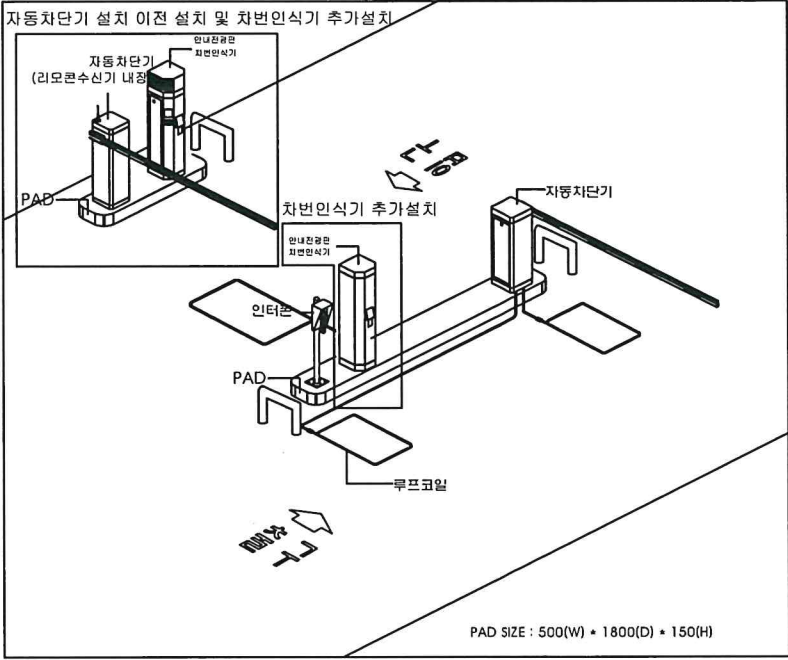
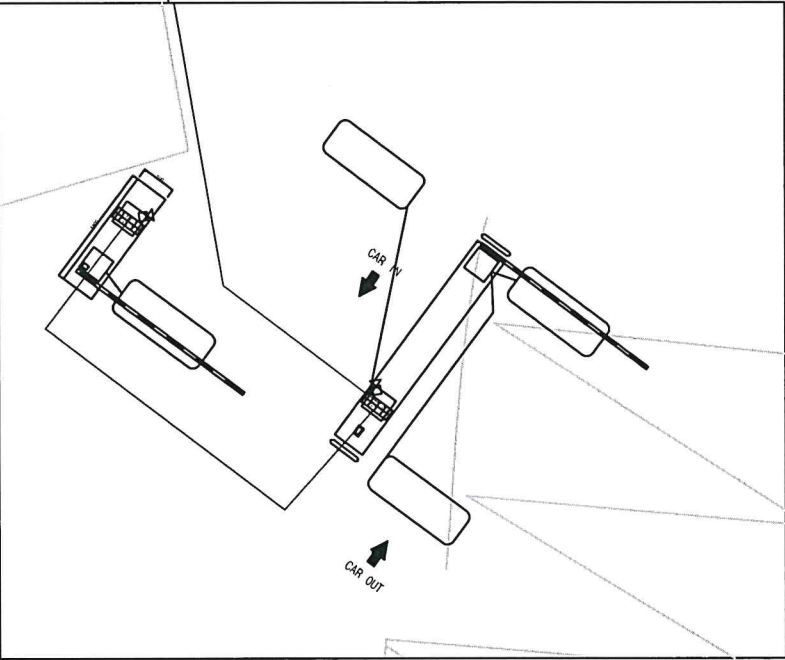


LAYOUT - 2

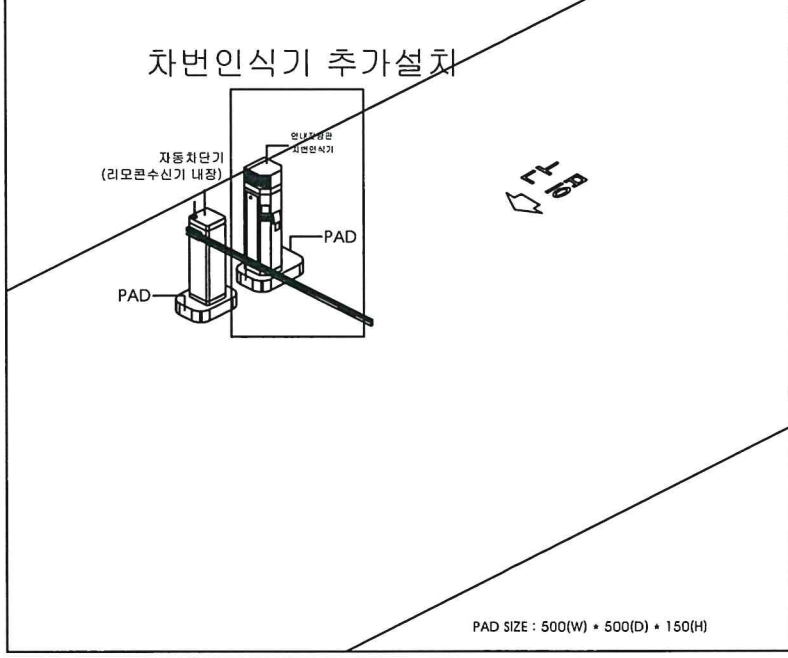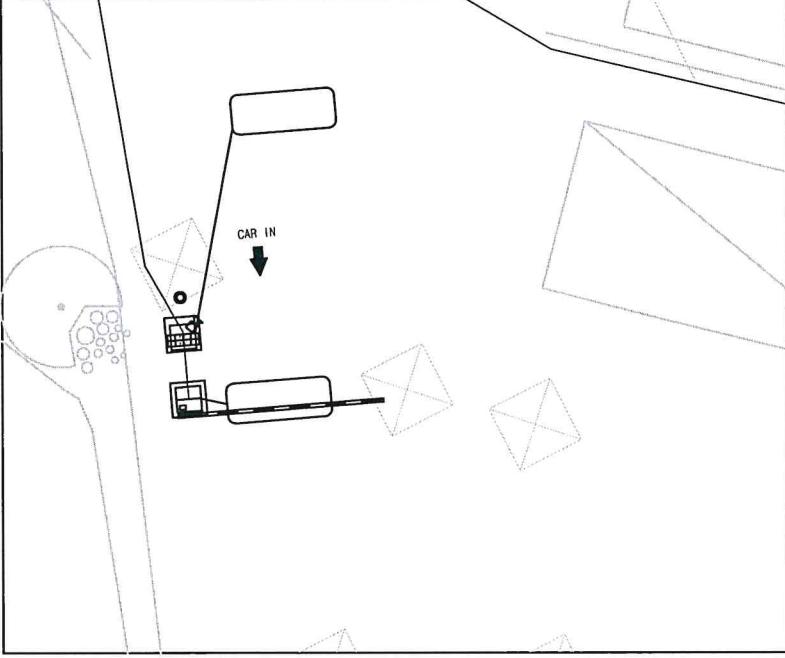

△		
△		
△		
NO	DATE	DESCRIPTION
REVISIONS		
설	계	
제	도	
심	사	
승	인	
일	자	
도	면	명
주차관제 PDA 상세도		
축	척 A3=1/	A1=1/
도	면	번호 E-004
일	련	번호 000

주차관제 장비 상세도

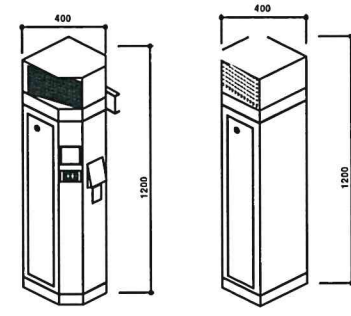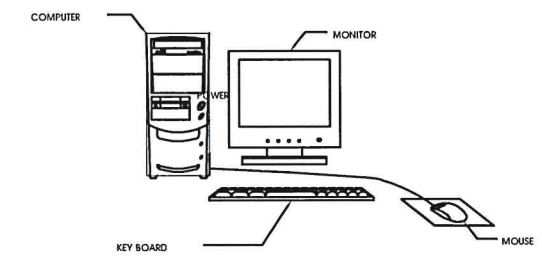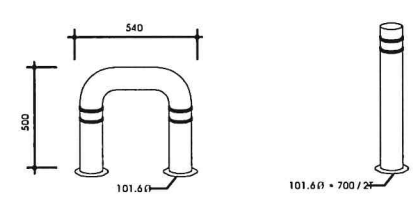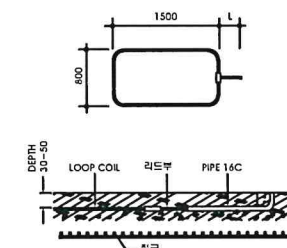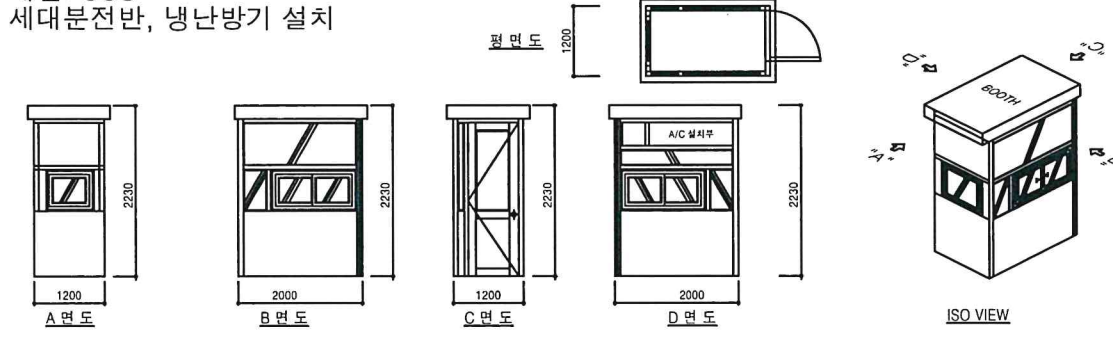		
차량번호인식기 / 전광판	중앙관리컴퓨터	볼라드 (U자형/ I자형)
	<p>재질: SUS 세대분전반, 냉난방기 설치</p> 	
루프 코일	BOOTH 다면 라운드 (1200X2000)	

△		
△		
△		
NO	DATE	DESCRIPTION

REVISIONS

설	계
제	도
심	사
승	인
일	자
도	면 명

주차관제  
장비 상세도

축	척	A3=1/	A1=1/
도면번호	E-005		
일련번호	000		