


2023. 7.

수술실 CCTV설비 이전 및 시스템 구축 보수공사(통신)
(조선대학교병원)

CCTV설비 평면도(수술실)

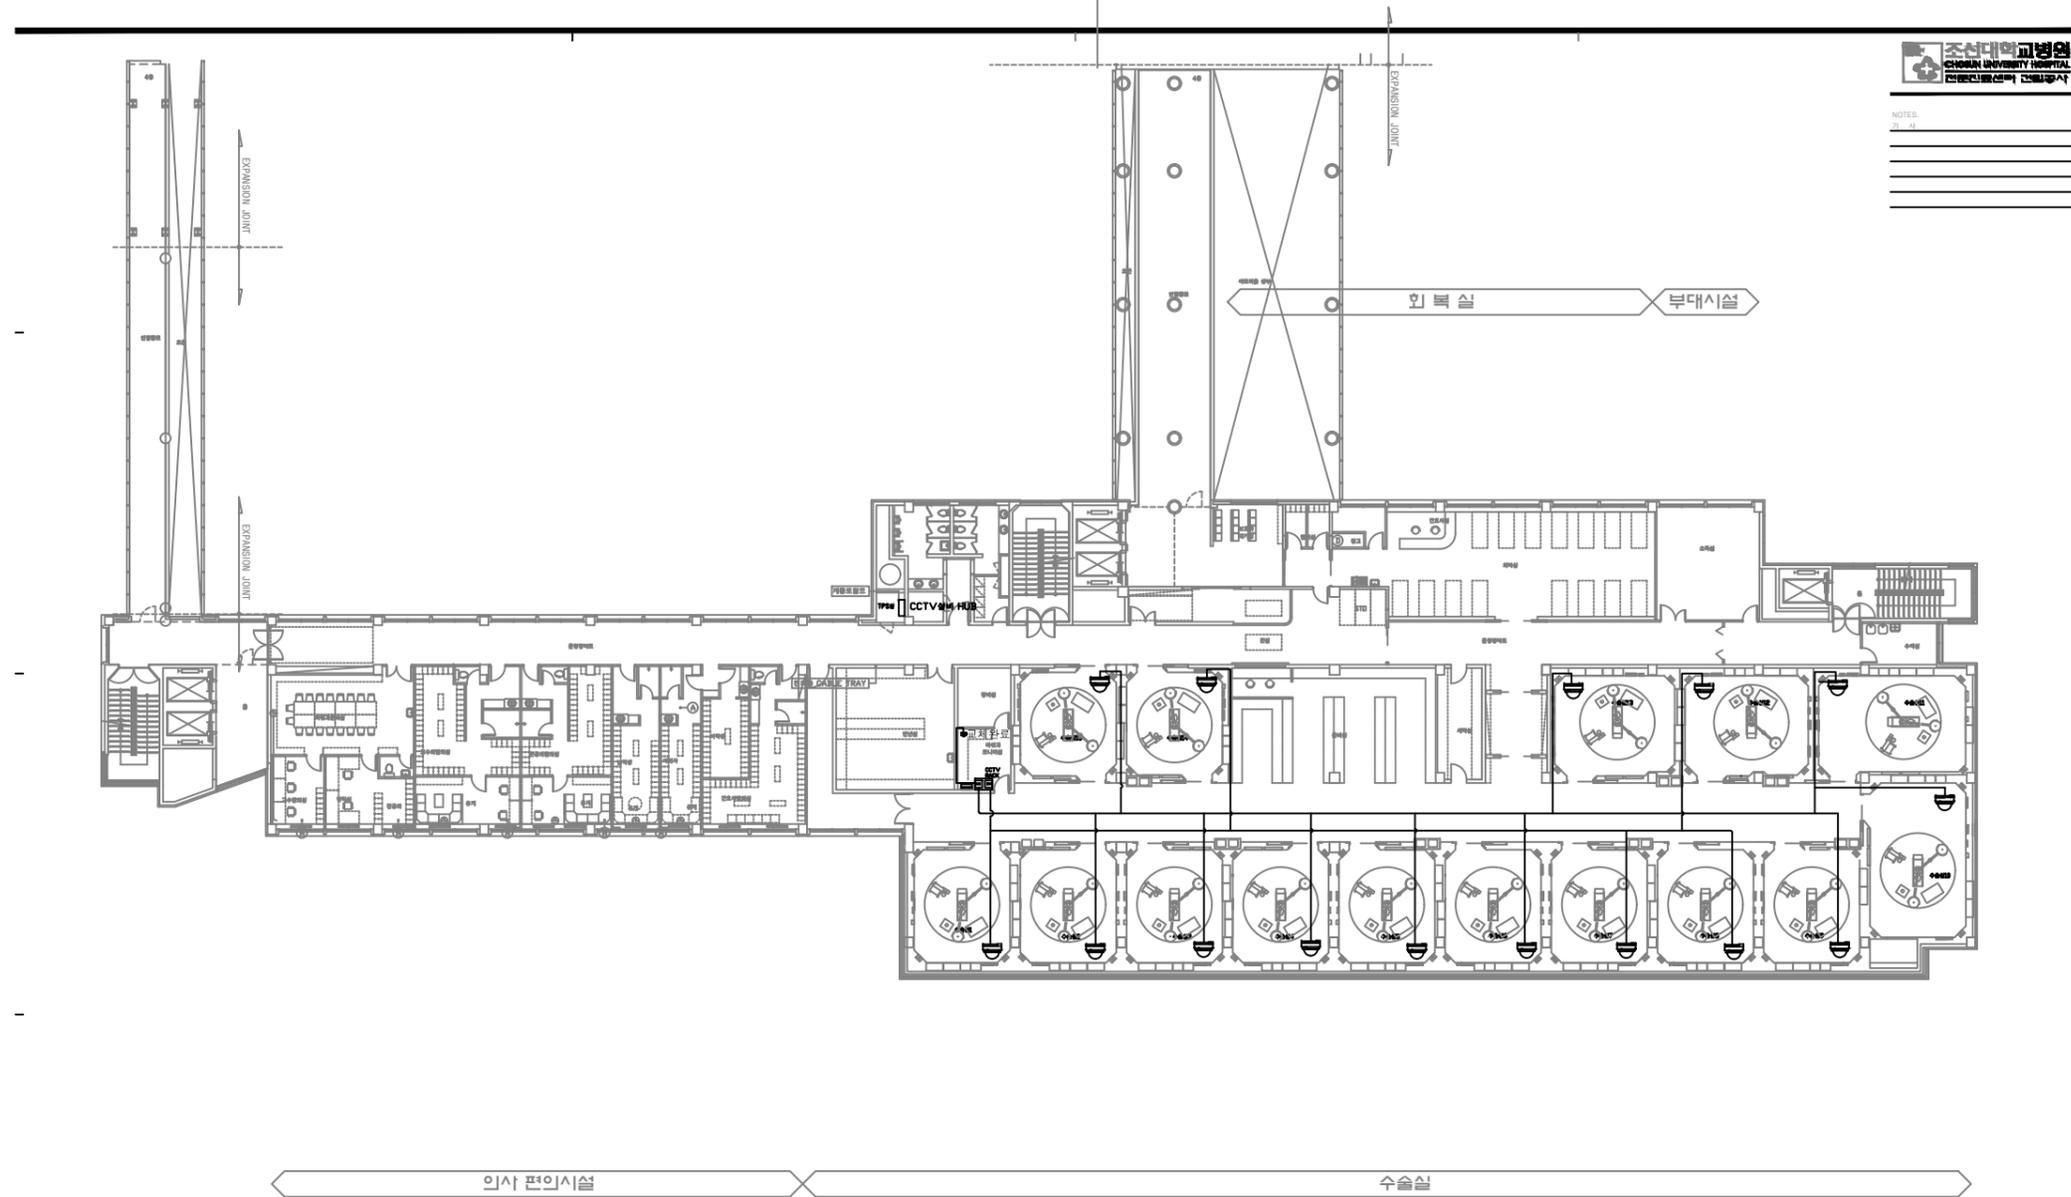

NOTES:

사업명
2관3층 수술실
CCTV설비이전 및
시스템 구축 보수공사(통신)

주 기

NO	DATE	DESCRIPTION

REVISIONS

설 계
제 도
심 사
승 인
일 자


도 면 명

평면도 (변경전)

축 척 A3=1/ A1=1/
도면번호 T-001
일련번호 001

CCTV설비 평면도(수술실)

사업명
2관3층 수술실
CCTV설비이전 및
시스템 구축 보수공사(통신)

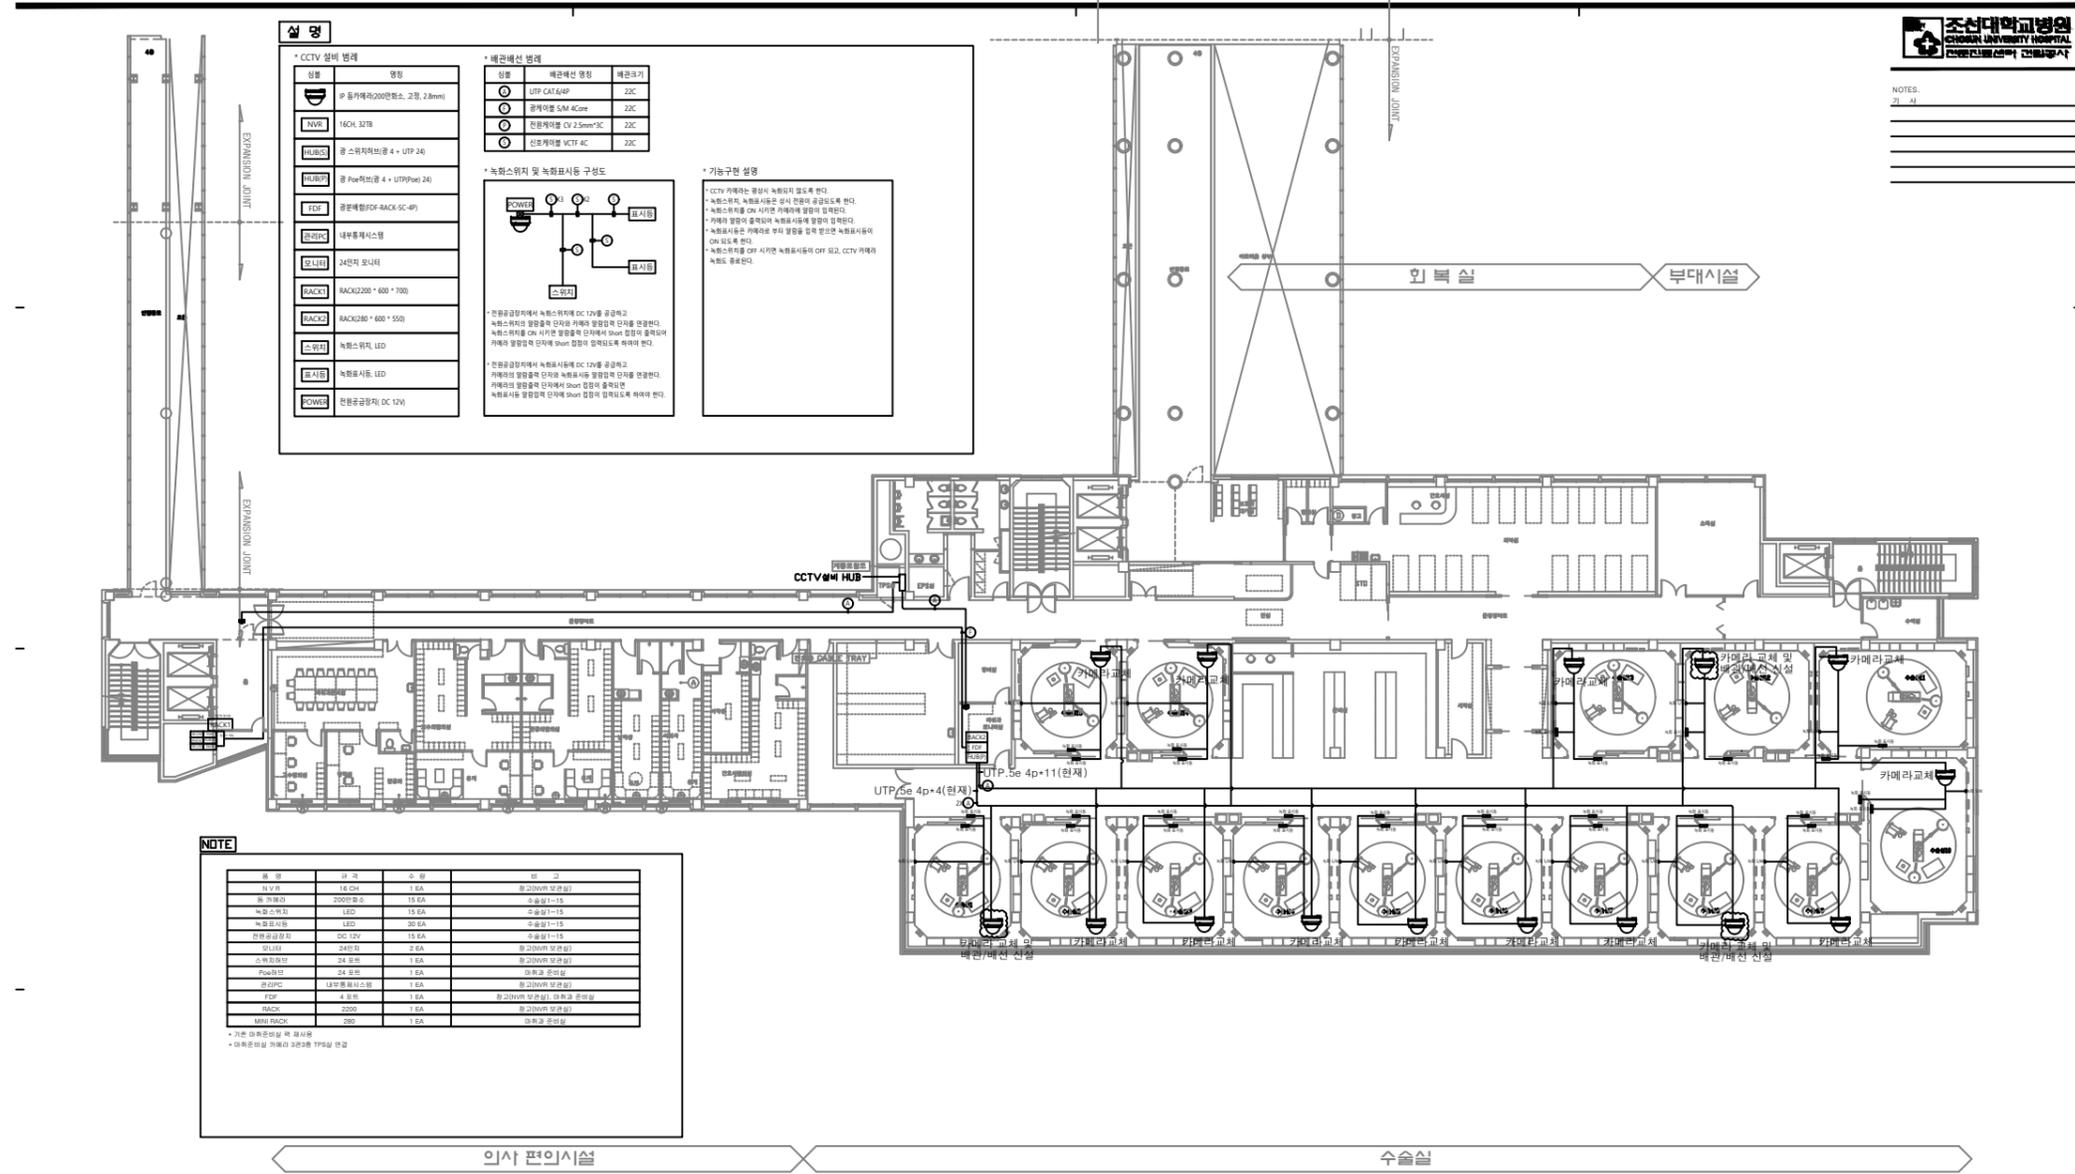

NO	DATE	DESCRIPTION
REVISIONS		

설 계
제 도
심 사
승 인
일 자
도 면 명

평면도 (변경후)

축 척 A3=1/ A1=1/
도면번호 T-002
일련번호 001