


2022. 10.

# 1관1층 신규CT장비 도입에 따른 전기인입공사 (조선대학교병원)

사업명  
1관 1층 신규  
CT장비 도입에  
따른 전기인입공사

주 기

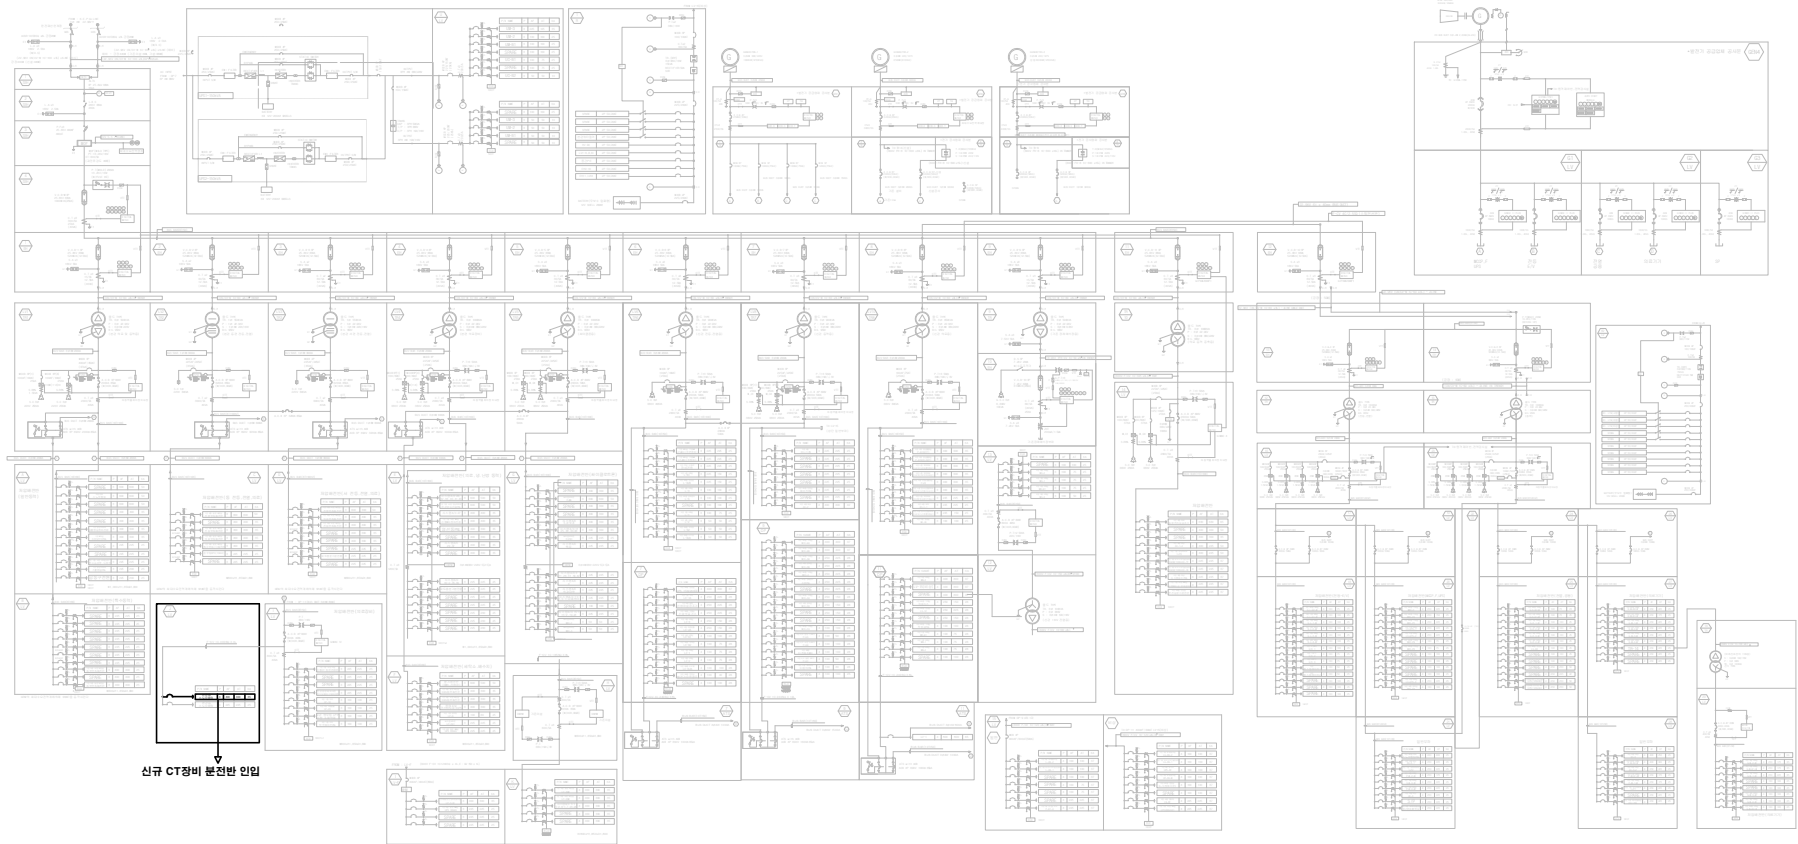

신규 CT장비 분전반 인입

△		
△		
△		
NO	DATE	DESCRIPTION
REVISIONS		
설 계		
재 도		
심 사		
승 인		
일 자		
도 면 명	22.9KV 단선결선도	
축 척 A3=1/	A1=1/	
도면번호	E-001	
일련번호	001	

사업명  
1관1층 신규  
CT장비 도입에  
따른 전기인입공사

주 기


△		
△		
△		
NO	DATE	DESCRIPTION

REVISIONS

설 계
재 도
심 사
승 인
일 자

도면명  
전력간선설비  
평면도  
(변경전)

축척	A3=1/ 도면번호	A1=1/ E-002
일련번호	002	

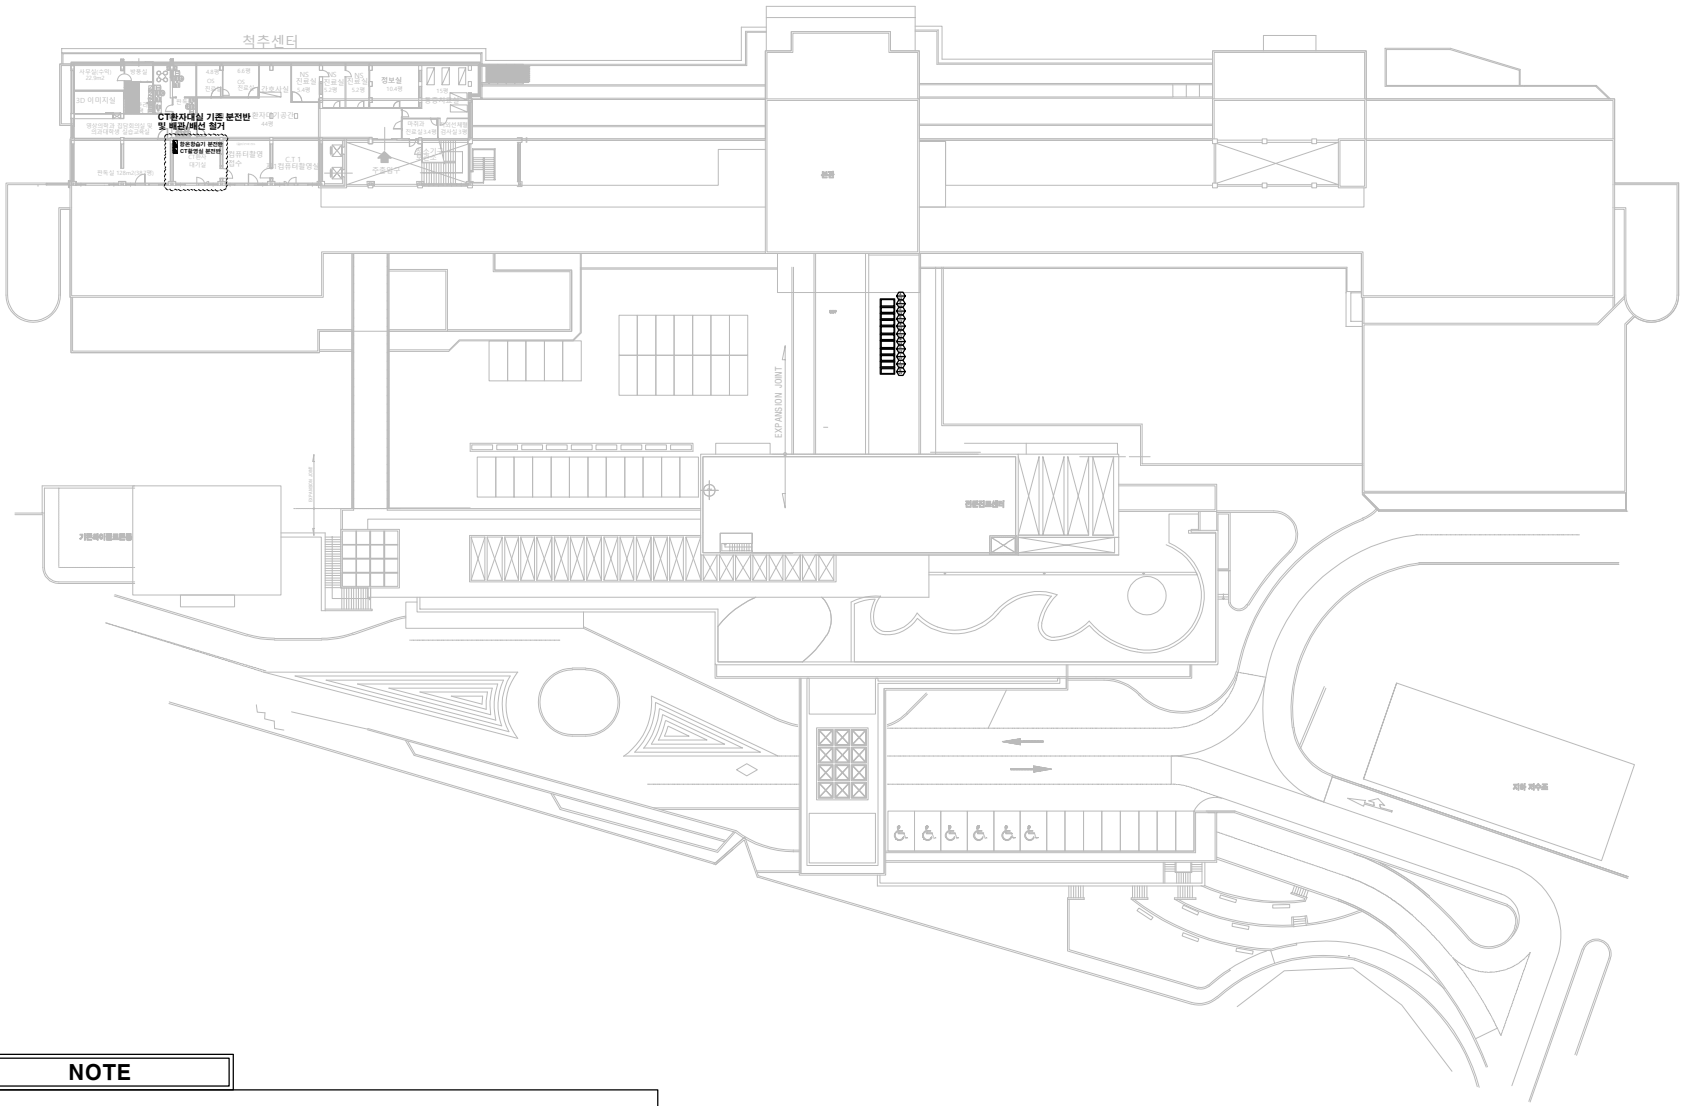

NOTE

- 기존 향온향습기, CT촬영실 분전반 및 배관/배선은 철거한다.
- 기존 LED등기구 는 철거 후 반납한다.
- 철거 전 감독자와 협의한다.

사업명  
1관1층 신규  
CT장비 도입에  
따른 전기인입공사

주 기

△		
△		
△		
NO	DATE	DESCRIPTION

REVISIONS

설 계
제 도
심 사
승 인
일 자
도 면 명



전력간선설비  
평면도  
(변경후)

축 척	A3=1/	A1=1/
도면번호	E-003	
일련번호	003	

전력간선설비 평면도(변경후)

S = 1/ 300(600)

1

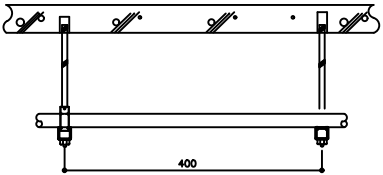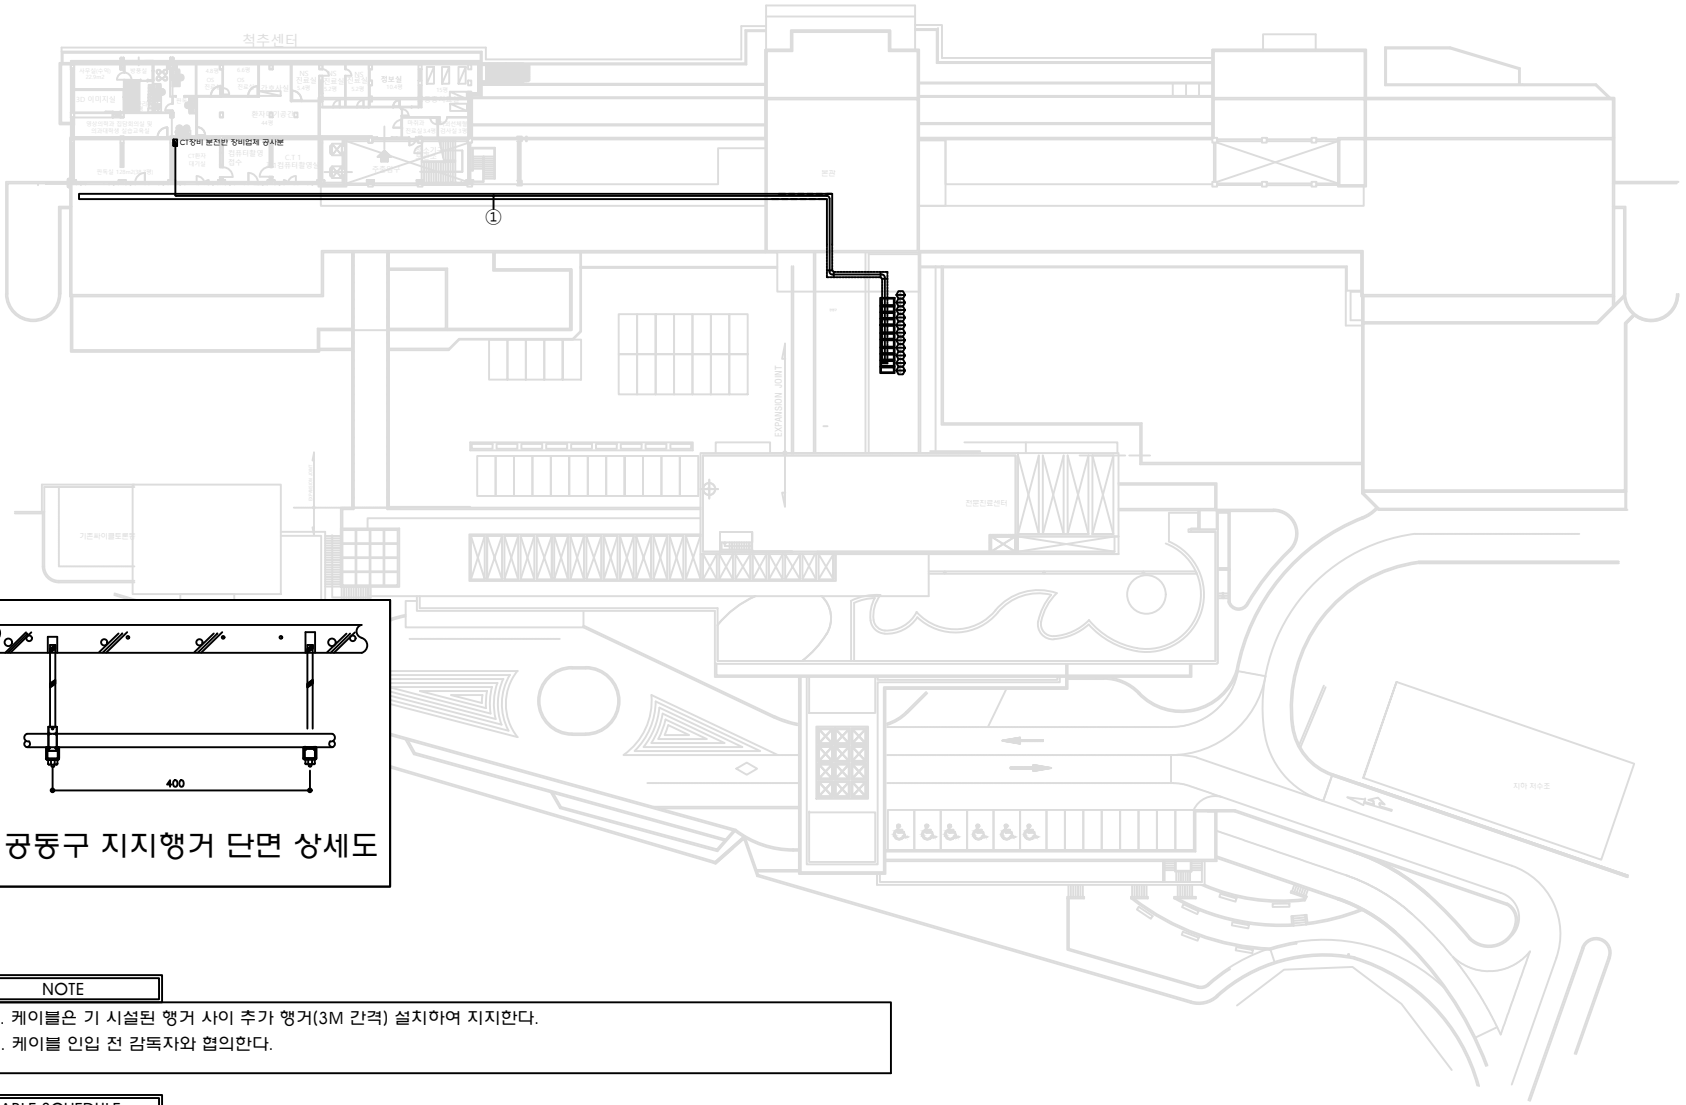

공동구 지지행거 단면 상세도

NOTE

- 케이블은 기 시설된 행거 사이 추가 행거(3M 간격) 설치하여 지지한다.
- 케이블 인입 전 감독자와 협의한다.

CABLE SCHEDULE

기 호	FROM	TO	DESCRIPTION	CONDUIT	비 고
①	LV-J	CT장비 분전반	F-CV 1C/150SQ x 4L, F-GV 1C/70SQ x 1L	IN TRAY	