


2023. 02.


외래 환자 전용 주차장 차단기 설치공사(통신) (조선대학교병원)

사업명
외래 환자 전용
주차장 차단기
설치공사(통신)

주 기

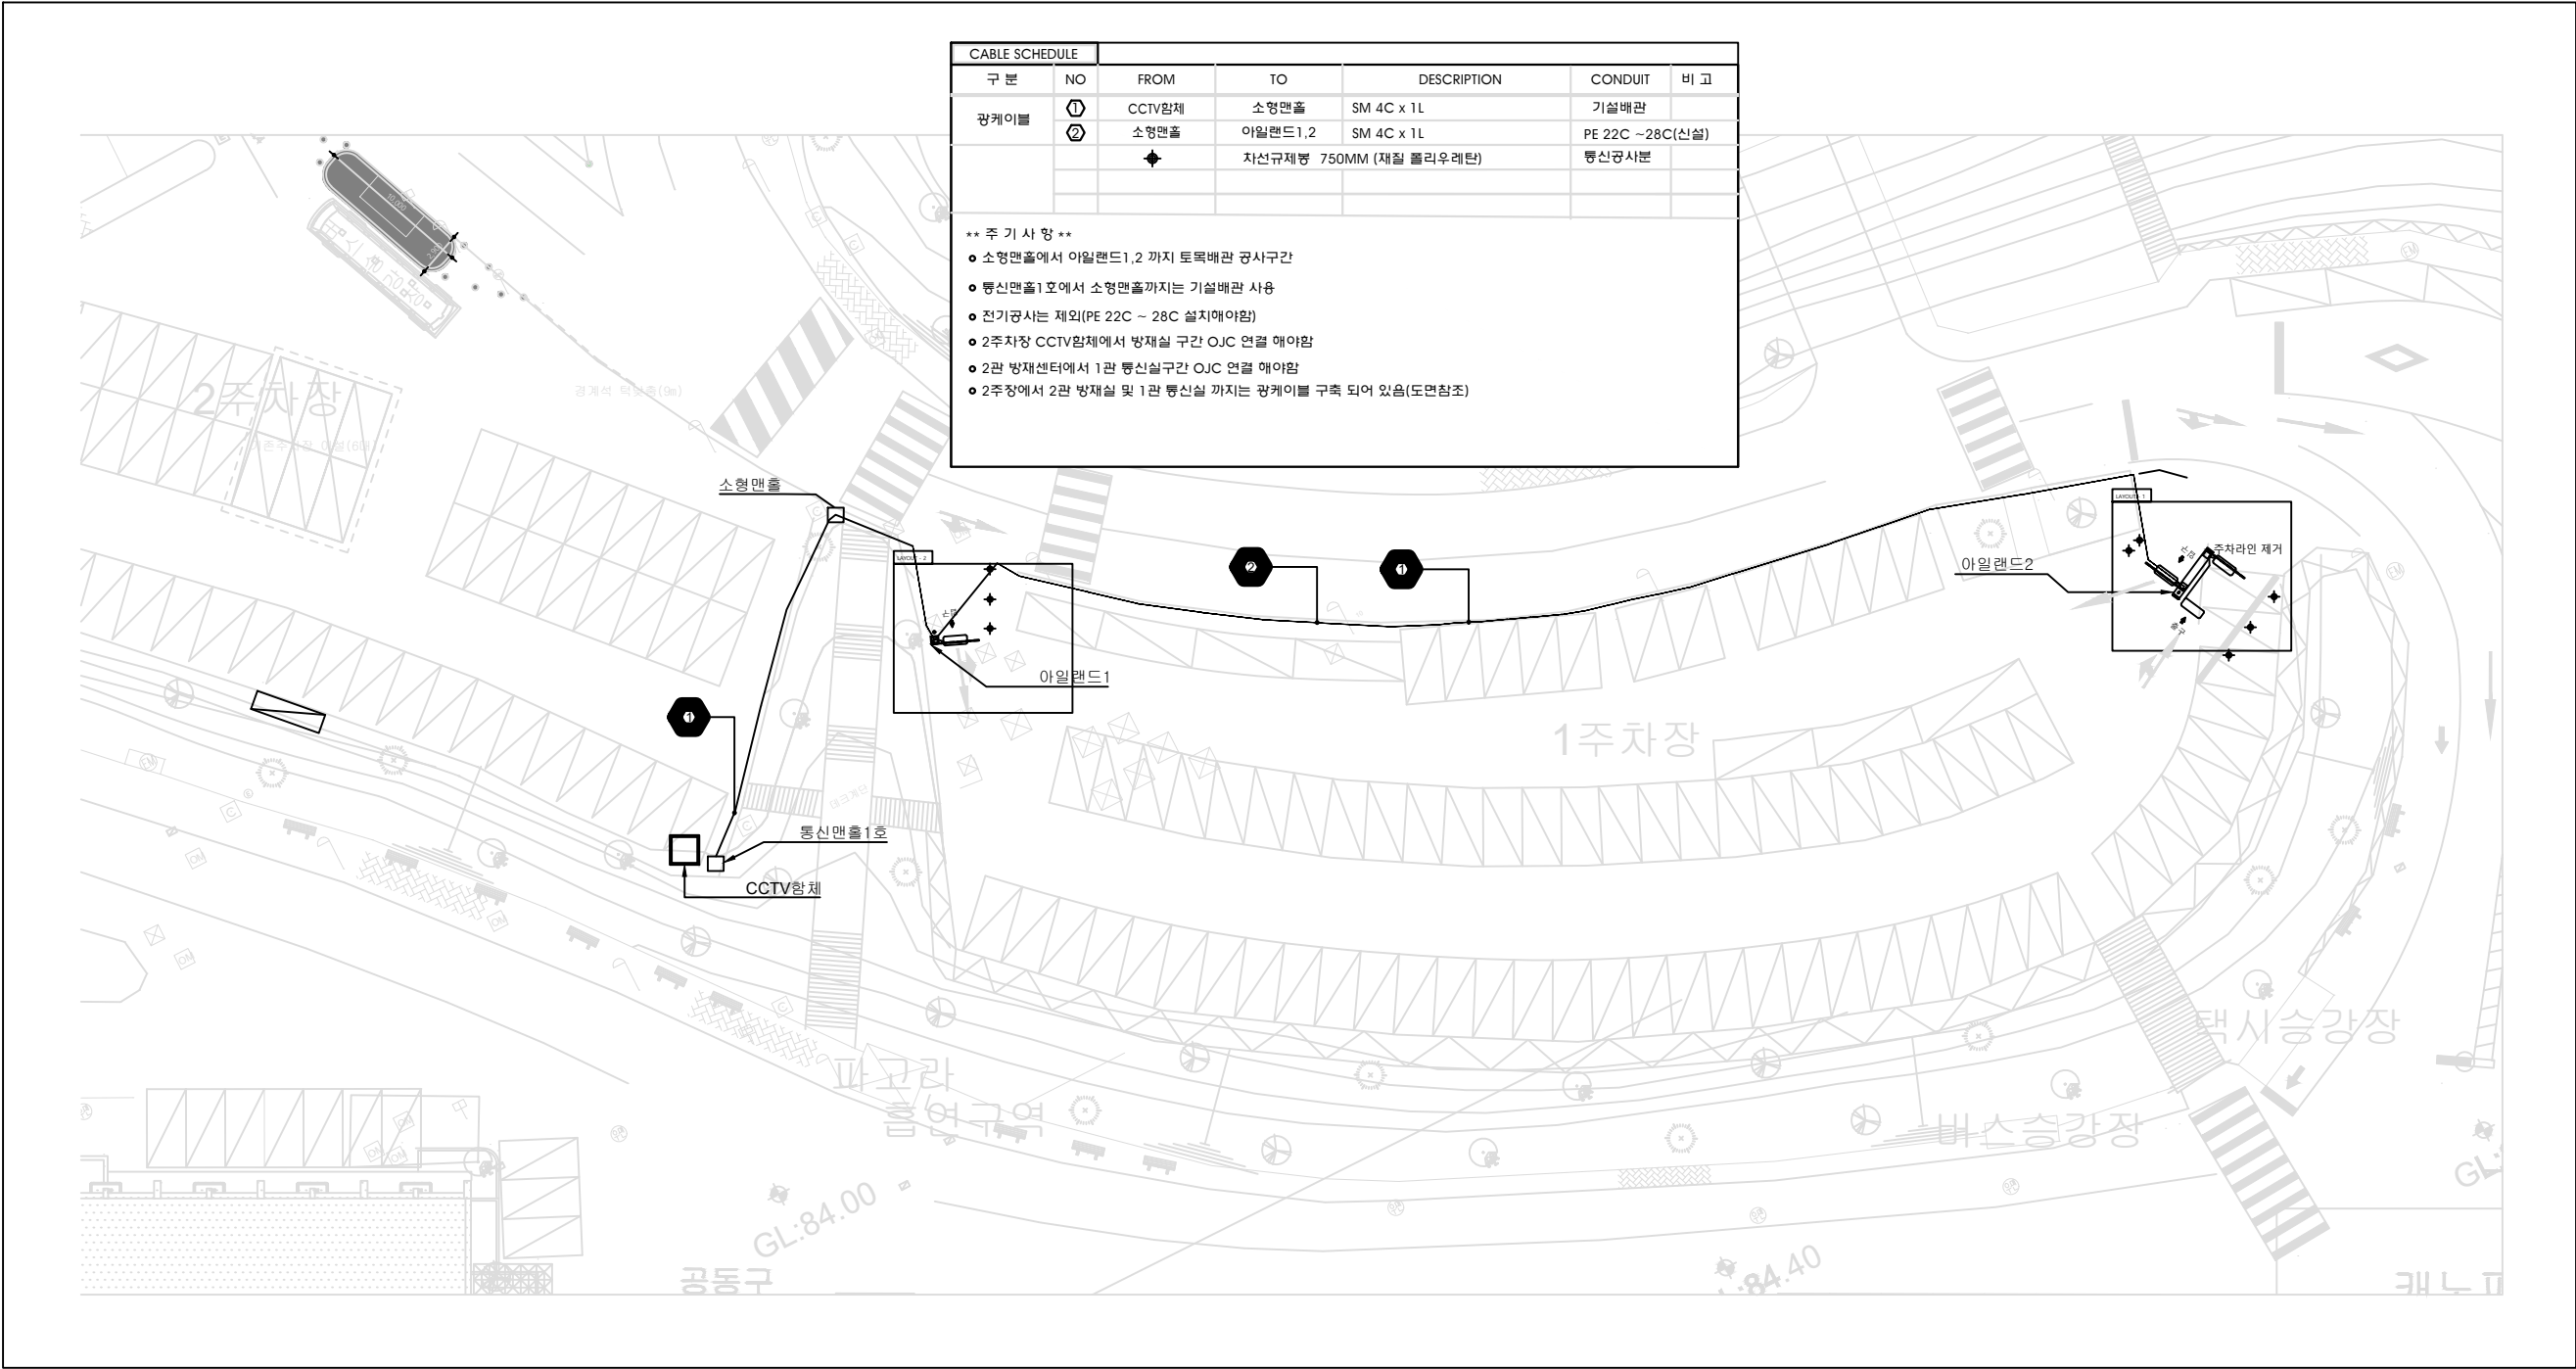

△		
△		
△		
NO	DATE	DESCRIPTION
REVISIONS		
설	계	
제	도	
심	사	
승	인	
일	자	
도면명		
제1주차장 차단기 설치 평면도		
축	척 A3=1/	A1=1/
도면번호	E-000	
일련번호	000	

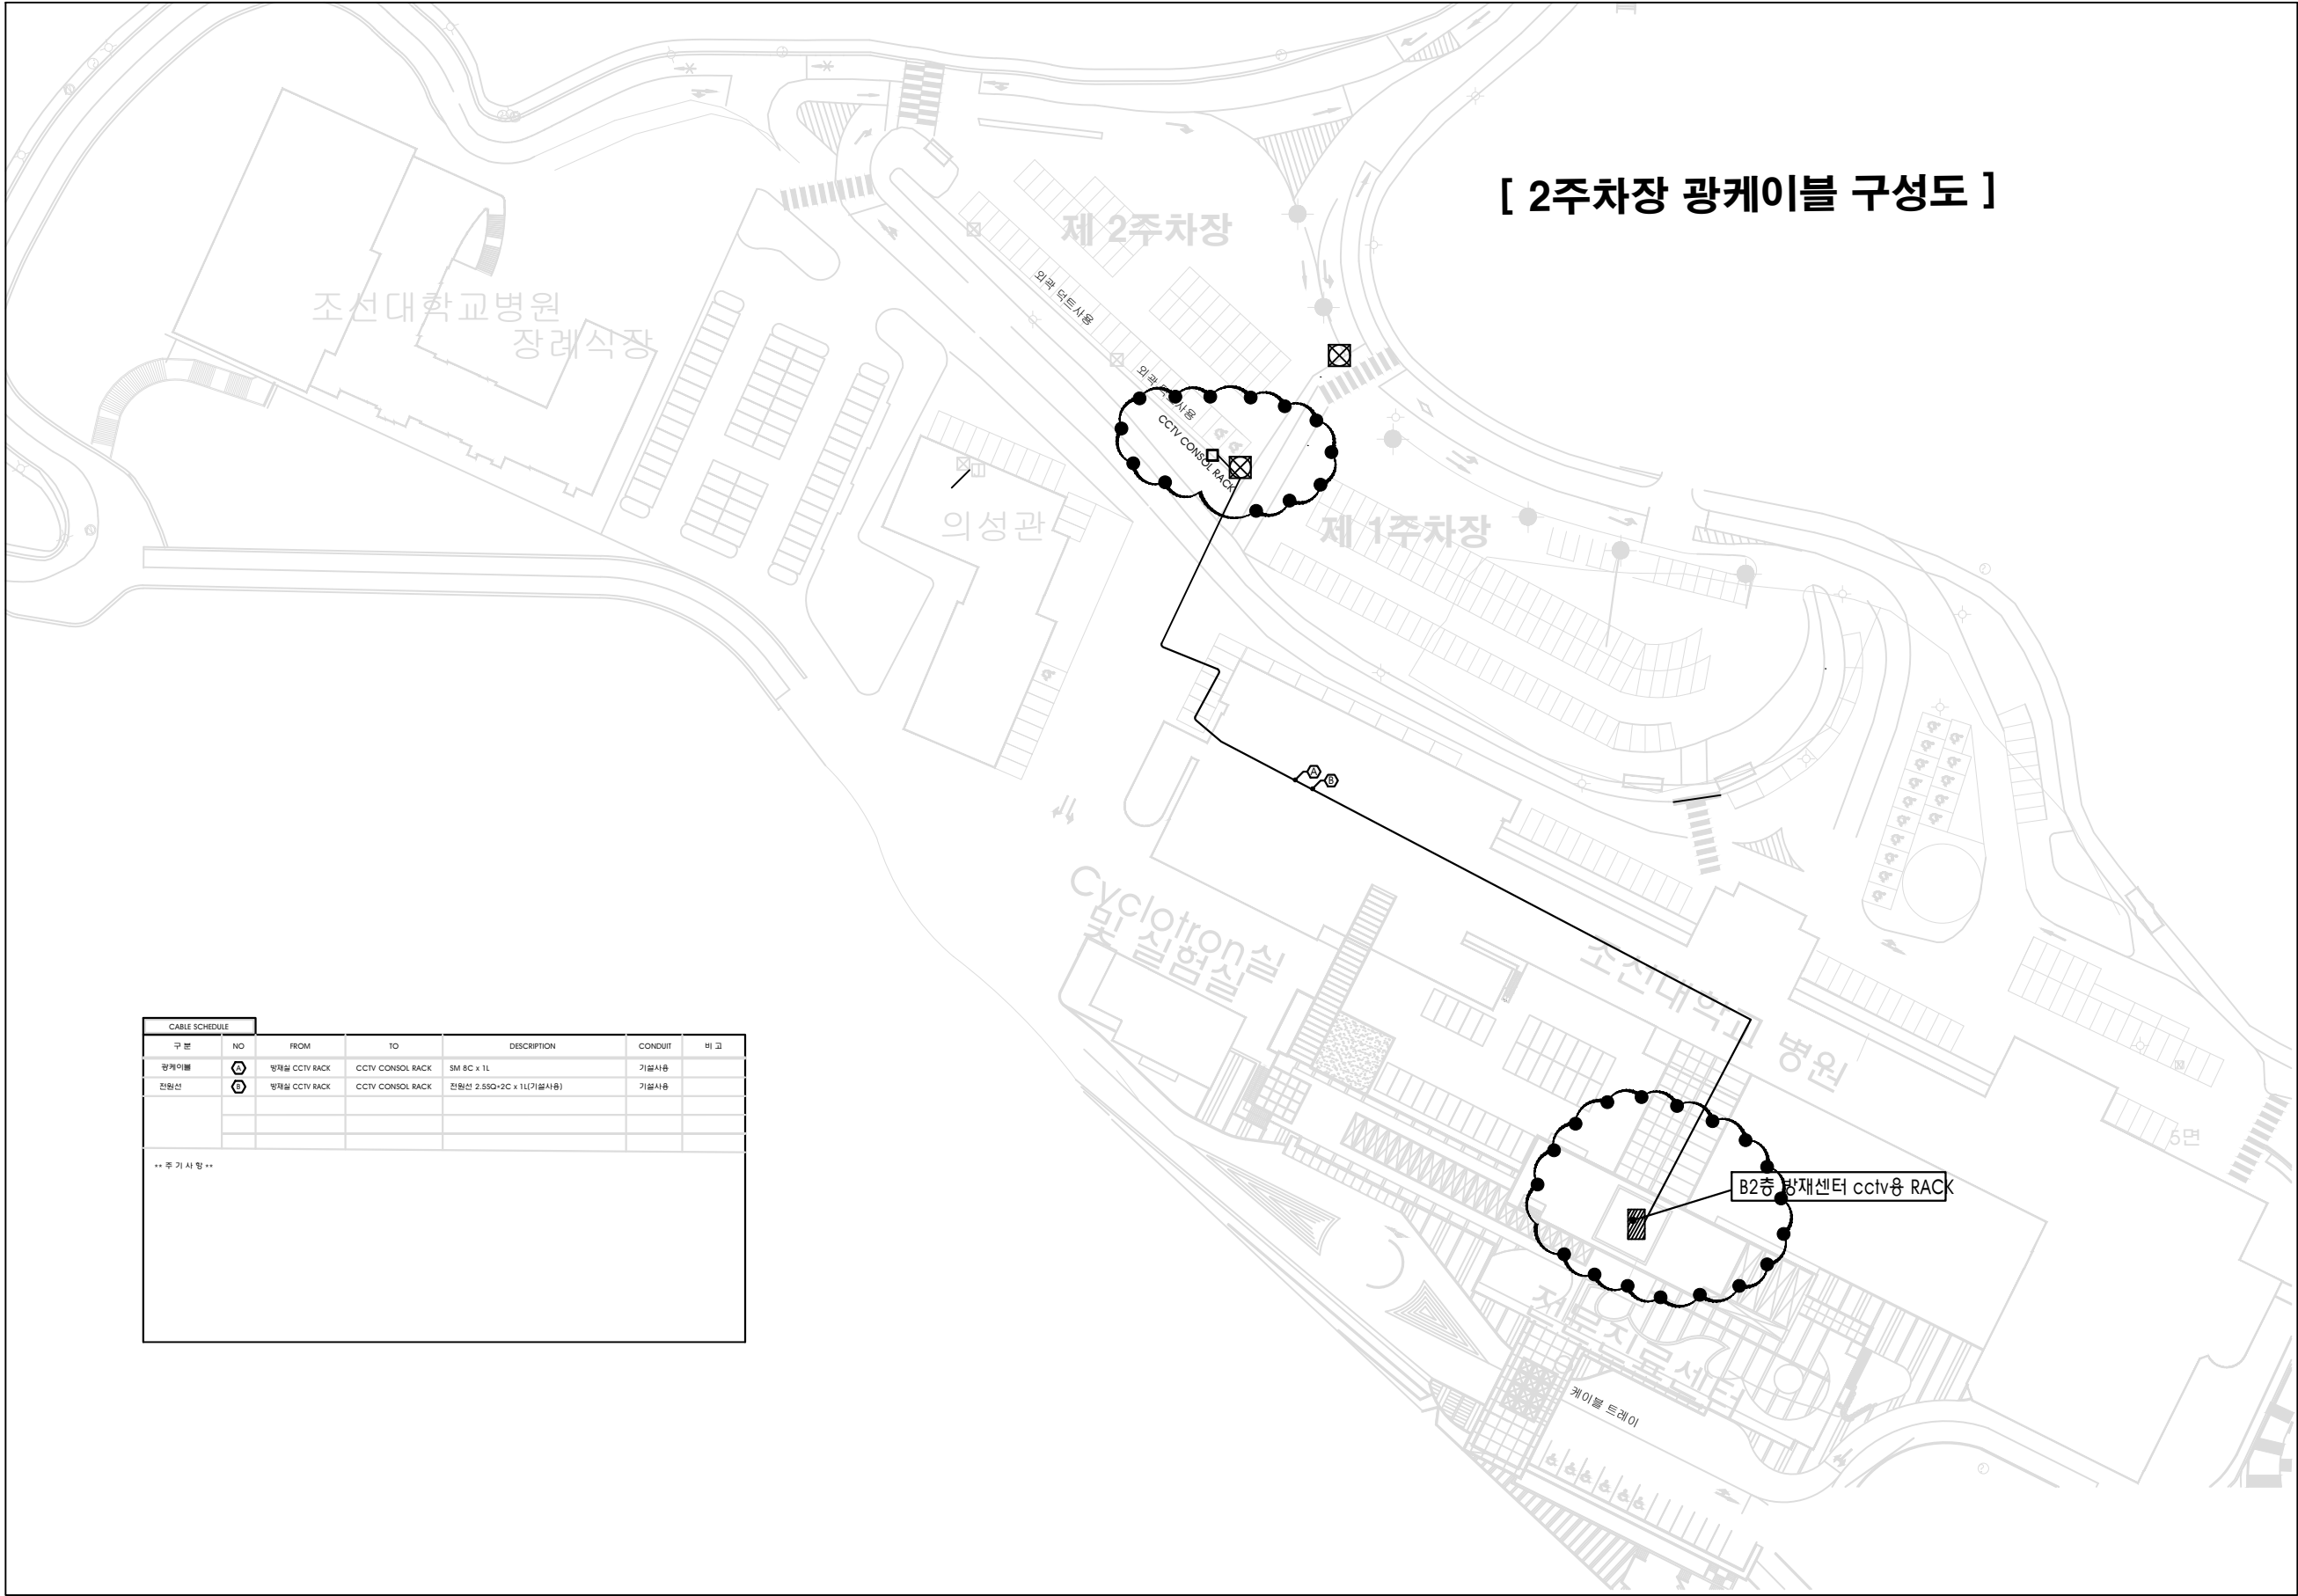

CABLE SCHEDULE						
구분	NO	FROM	TO	DESCRIPTION	CONDUIT	비고
광케이블	①	방재실 CCTV RACK	CCTV CONSOL RACK	SM 8C x 1L	가설사용	
전원선	②	방재실 CCTV RACK	CCTV CONSOL RACK	전원선 2.550*2C x 1L(가설사용)	가설사용	
** 주 기 사 항 **						

[2주차장 광케이블 구성도]

사 업 명

외래 환자 전용
주차장 차단기
설치공사(통신)

주 기

△		
△		
△		

NO	DATE	DESCRIPTION
----	------	-------------

REVISIONS

설 계
제 도
심 사
승 인
일 자
도 면 명

제1주차장 차단기 설치 평면도

축 척 A3=1/ A1=1/

도면번호 E-001

일련번호 000

△		
△		
△		

NO	DATE	DESCRIPTION
----	------	-------------

REVISIONS

설 계

제 도

심 사

승 인

일 자


도 면 명

확대 평면도 (1)


축 척 A3=1/ 100 A1=1/ 50

도면번호 E-002

일련번호 000


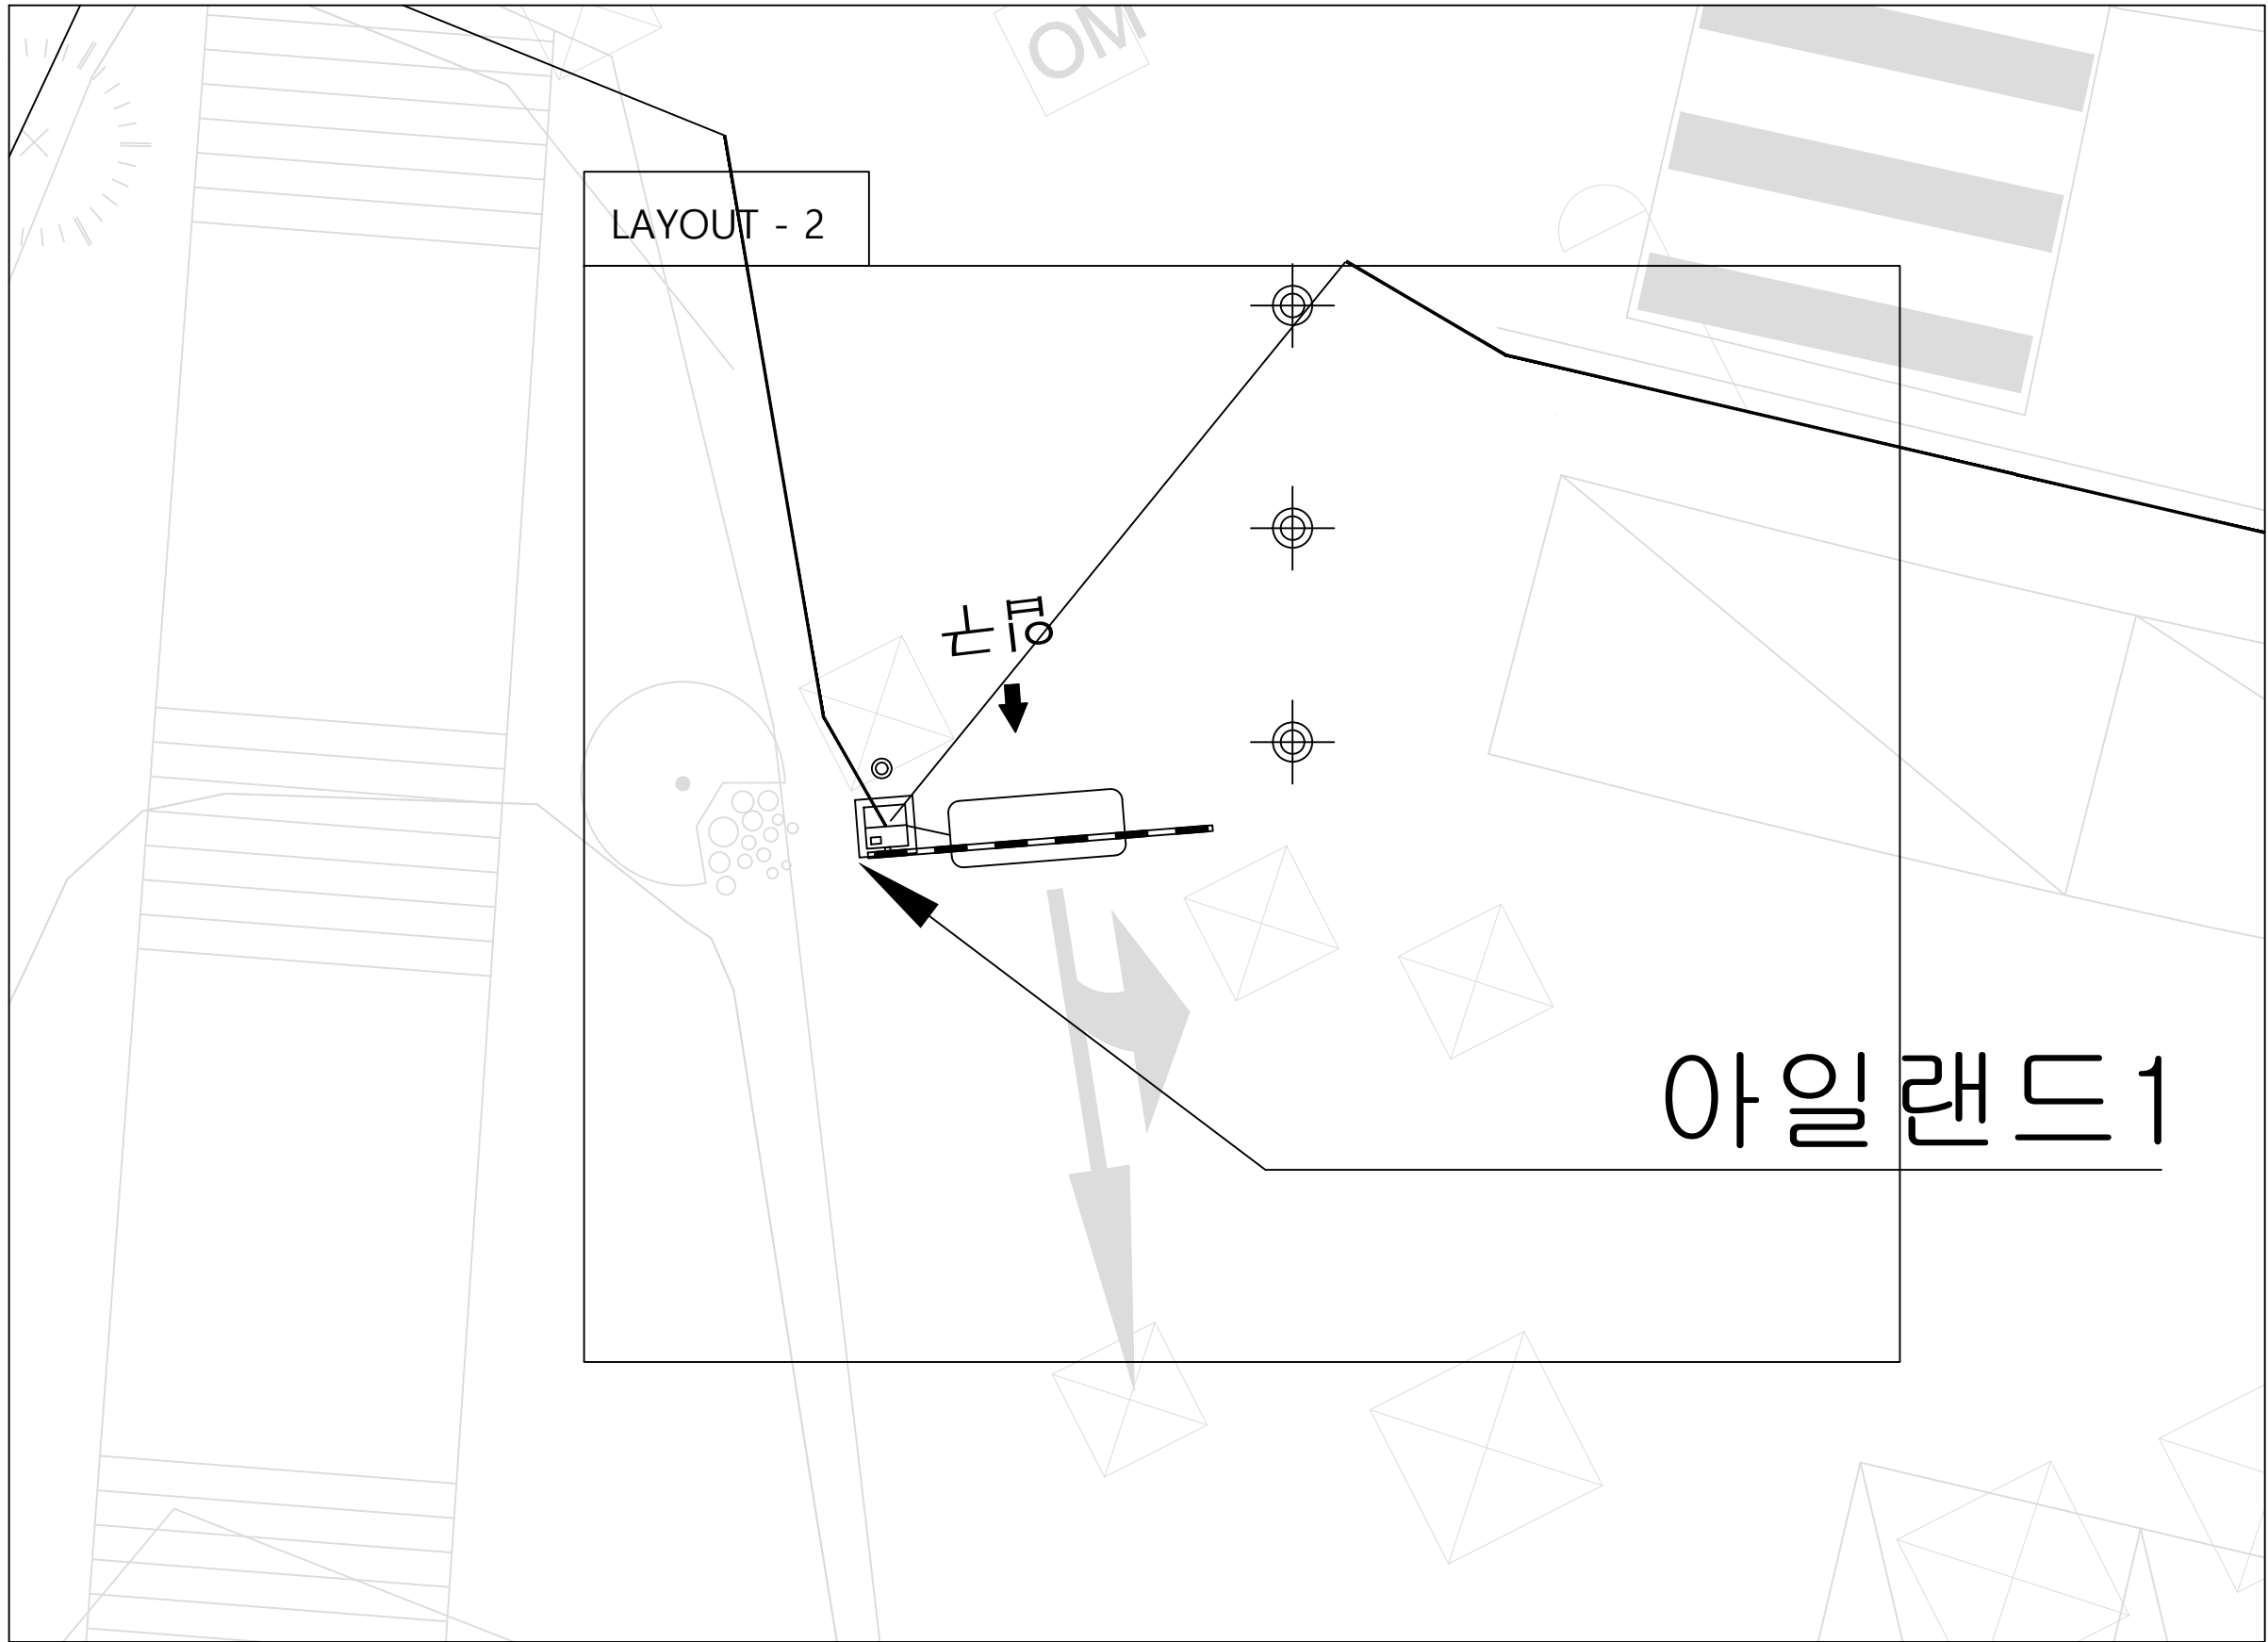


△		
△		
△		
NO	DATE	DESCRIPTION
REVISIONS		
설	계	
제	도	
심	사	
승	인	
일	자	
도	면	명
확대 평면도 (2)		
축	척	A3=1/ 100 A1=1/ 50
도면번호	E-003	
일련번호	000	


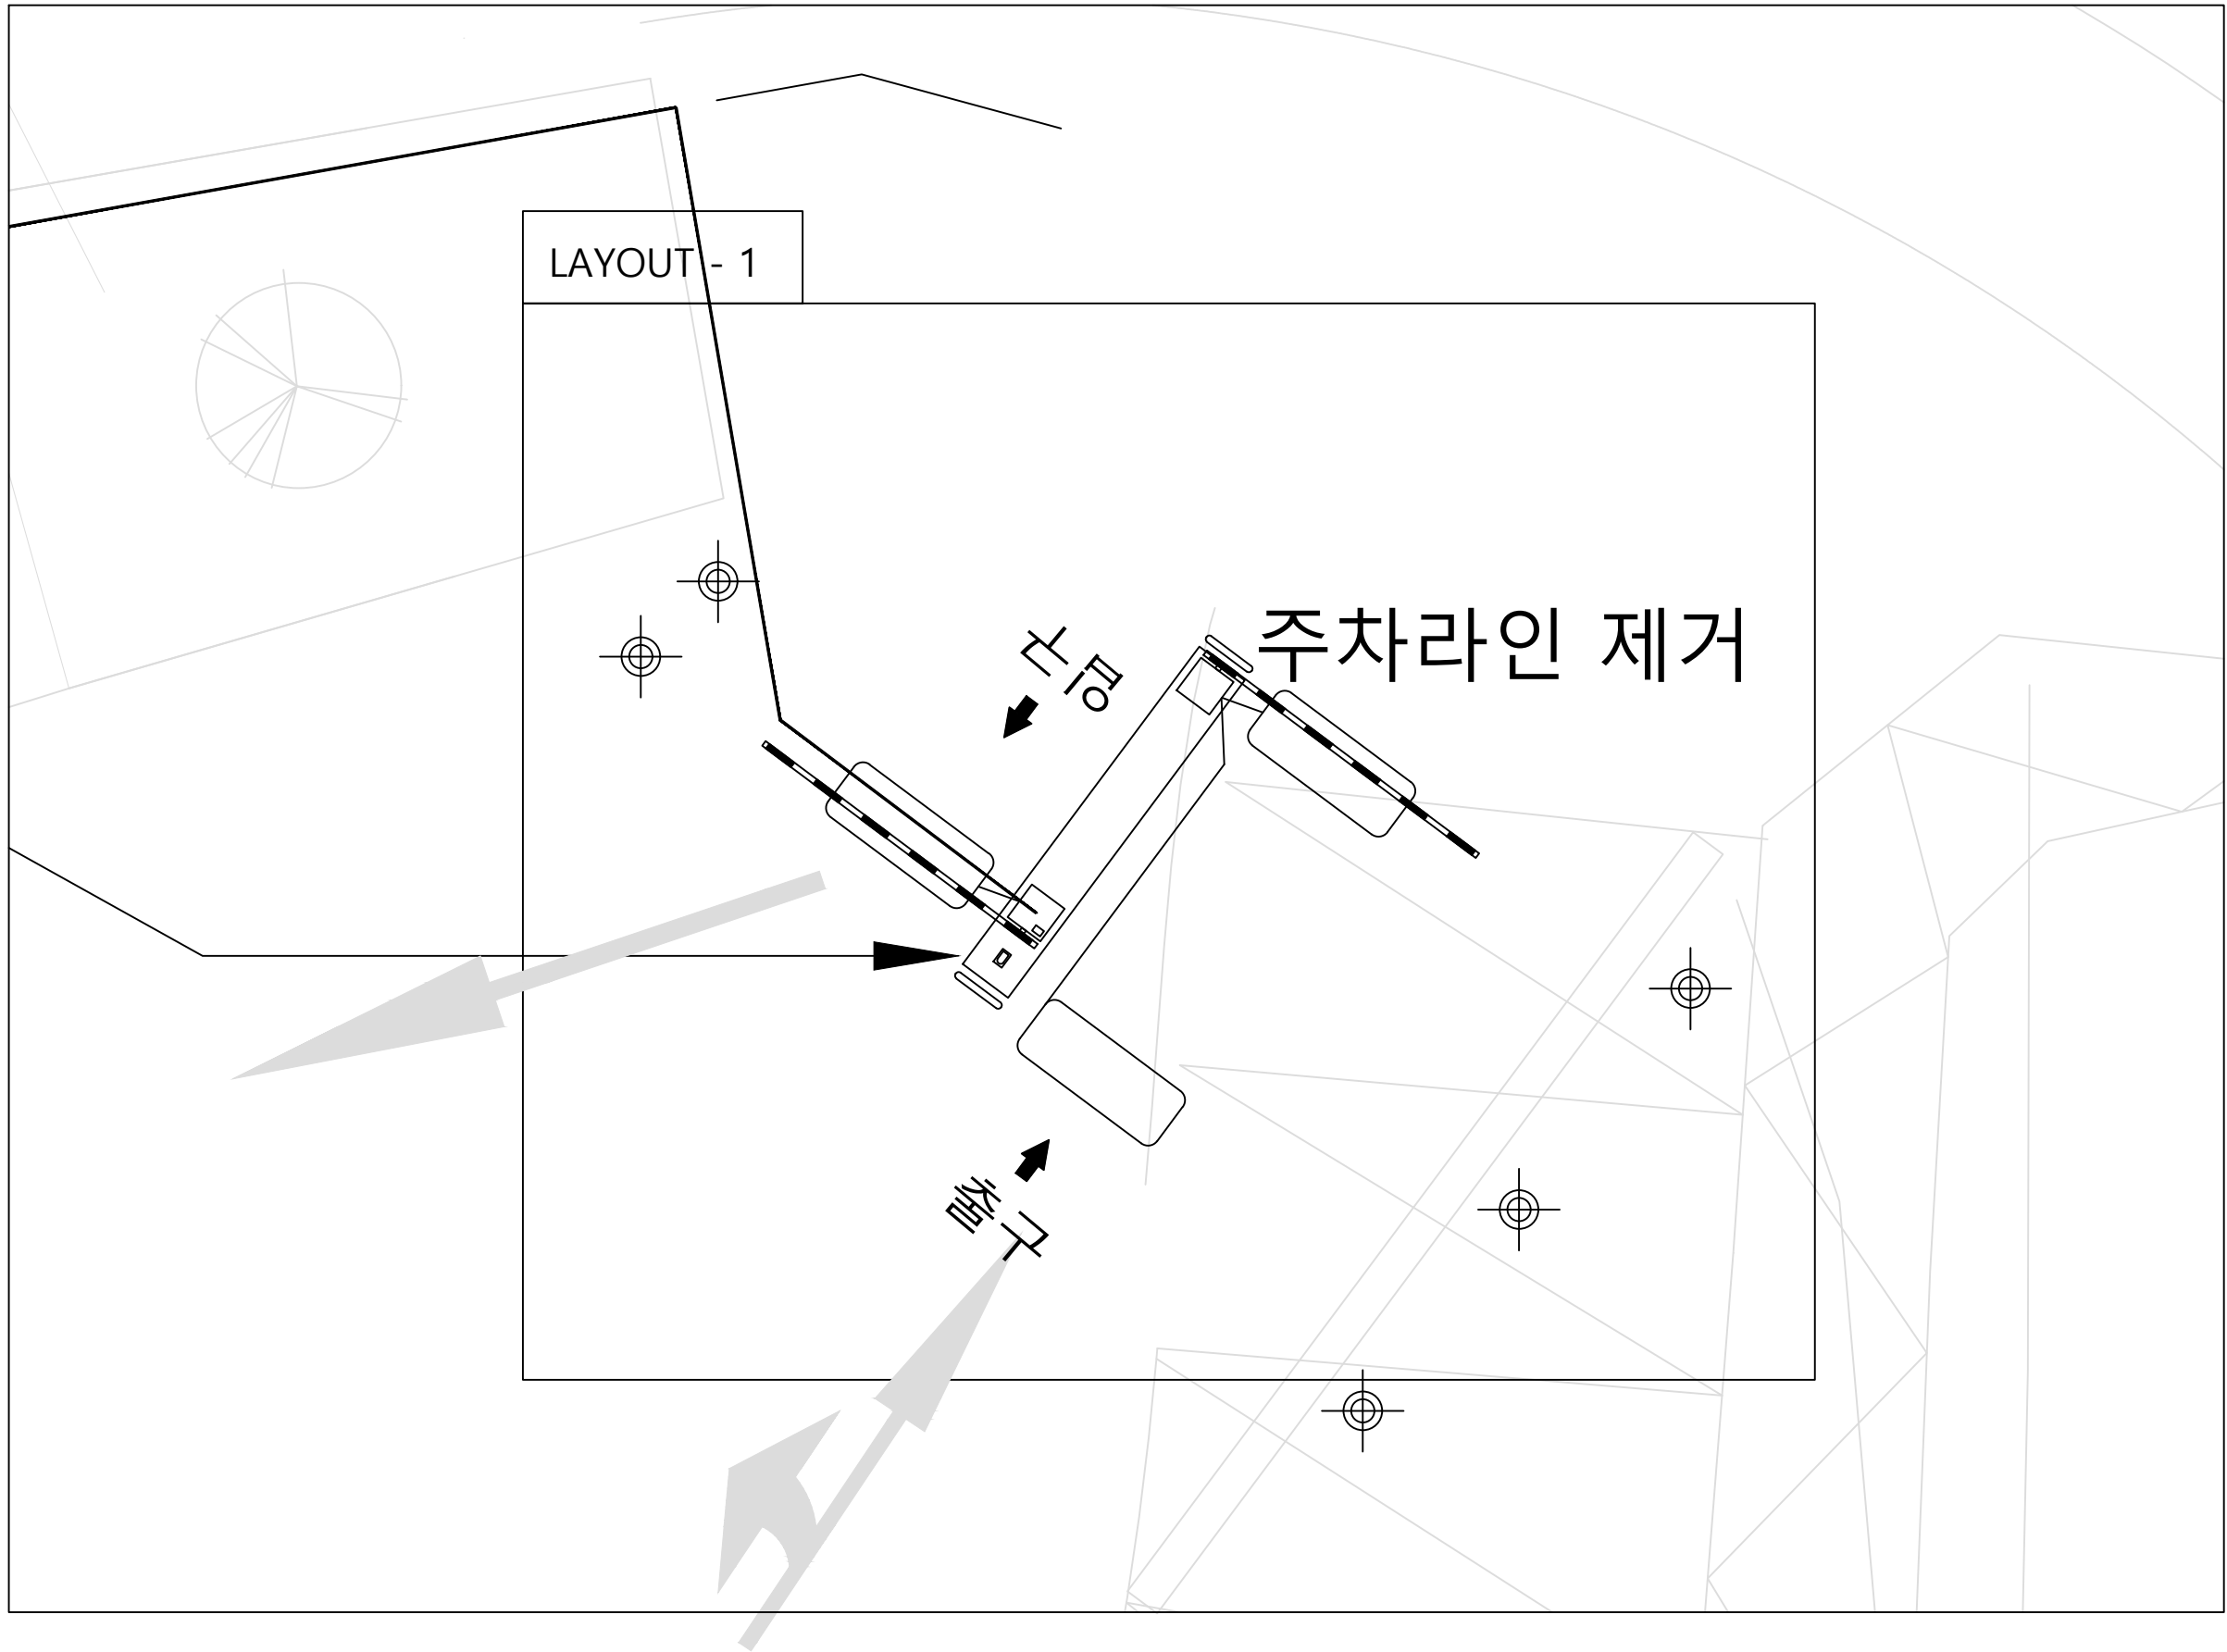


주차관제 PAD 상세도

LAYOUT - 1

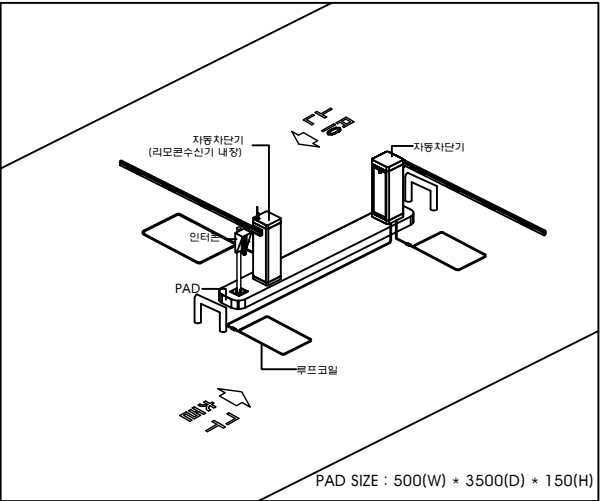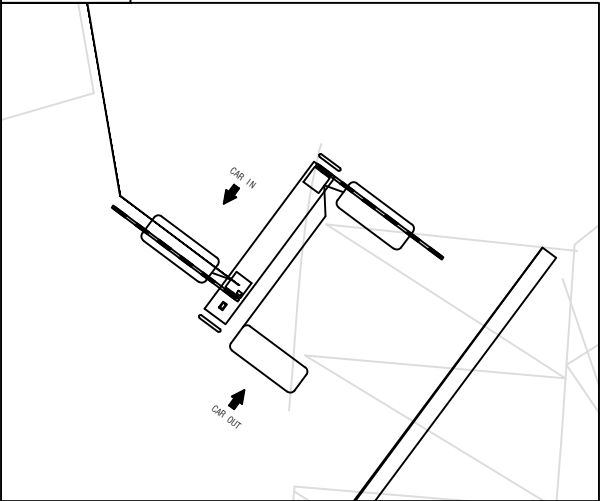







LAYOUT - 2

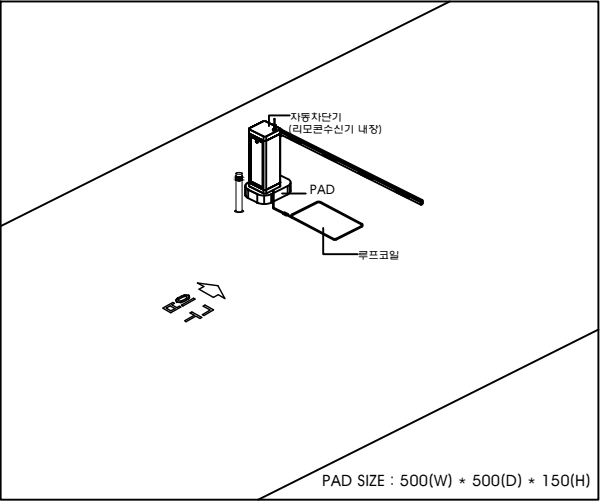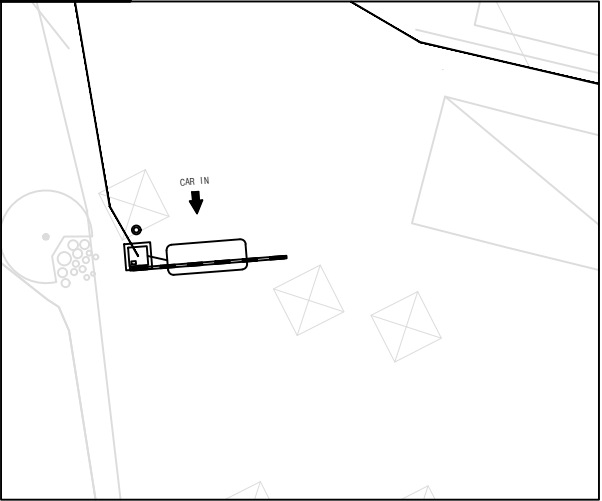

△		
△		
△		
NO	DATE	DESCRIPTION
REVISIONS		
설	계	
제	도	
심	사	
승	인	
일	자	
도	면	명
장비 상세도 (1)		
축	척	A3=1/ 100 A1=1/ 50
도면번호	E-004	
일련번호	000	

△		
△		
△		
NO	DATE	DESCRIPTION
REVISIONS		
설 계		
제 도		
심 사		
승 인		
일 자		
도 면 명		
주차장 차단기 장비 상세도 (2)		
축 척	A3=1/	A1=1/
도면번호	E-005	
일련번호	000	

 주차관제 장비 상세도

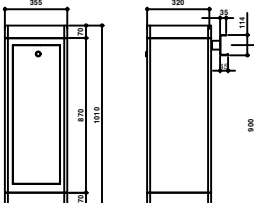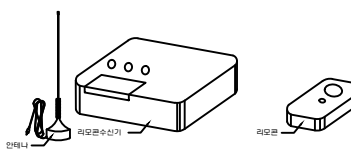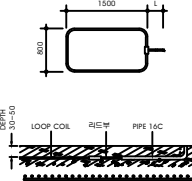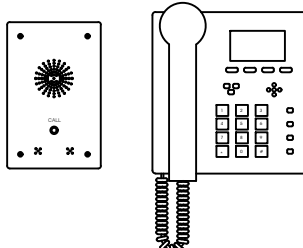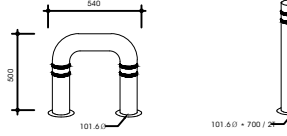		
직선형자동차단기	리모콘수신기/리모콘	루프 코일
		
VOIP폰	차량검지기1 회로	블라드 (U자형/ I자형)