

2023. 12.

1관 1층 영양팀 조리실 덕트후드 제작설치 공사(기계)  
(조선대학교병원)



사업명

1관 층영양팀 조리실  
덕트후드  
제작설치 공사

주 기

※ 공사 중 감염관리

1. 공사시 공사중 감염관리 지침 준수
2. 공사시 내부 개구부 밀폐, 집진기 및 배기팬, HEPA 필터 청소기 사용
3. 공사구역 가설 칸막이 설치 및 분진방지를 위해 매트 설치
4. 전기, 통신, 기계, 소방 설비 공사 별도
5. 반드시 현장 실측 후 감독관과 협의 후 제작, 시공할 것

장비 일람표

■ 배기팬

<KS 규격이 있는 모든 전동기는 KS인증제품 또는 KS에서 정한 효율 이상채택>

기 호	명 칭	수 량	용 도	형 식	풍 량	정 압 (mmAq)	규 격	모 타 (KW)	전 원 (Φ/V/Hz)	비 고
F 1	OSF-SF	1	배기용	시로코	400m <sup>3</sup> /min	40		5.5KW	3 / 380 / 60	

△

△

△

NO

DATE

DESCRIPTION

REVISIONS

설 계 jDY

제 도

심 사

승 인

일 자


도 면 명

장비 일람표

축 척 A3=1/ NONE A1=1/ NONE

도면번호 A-112

일련번호 001

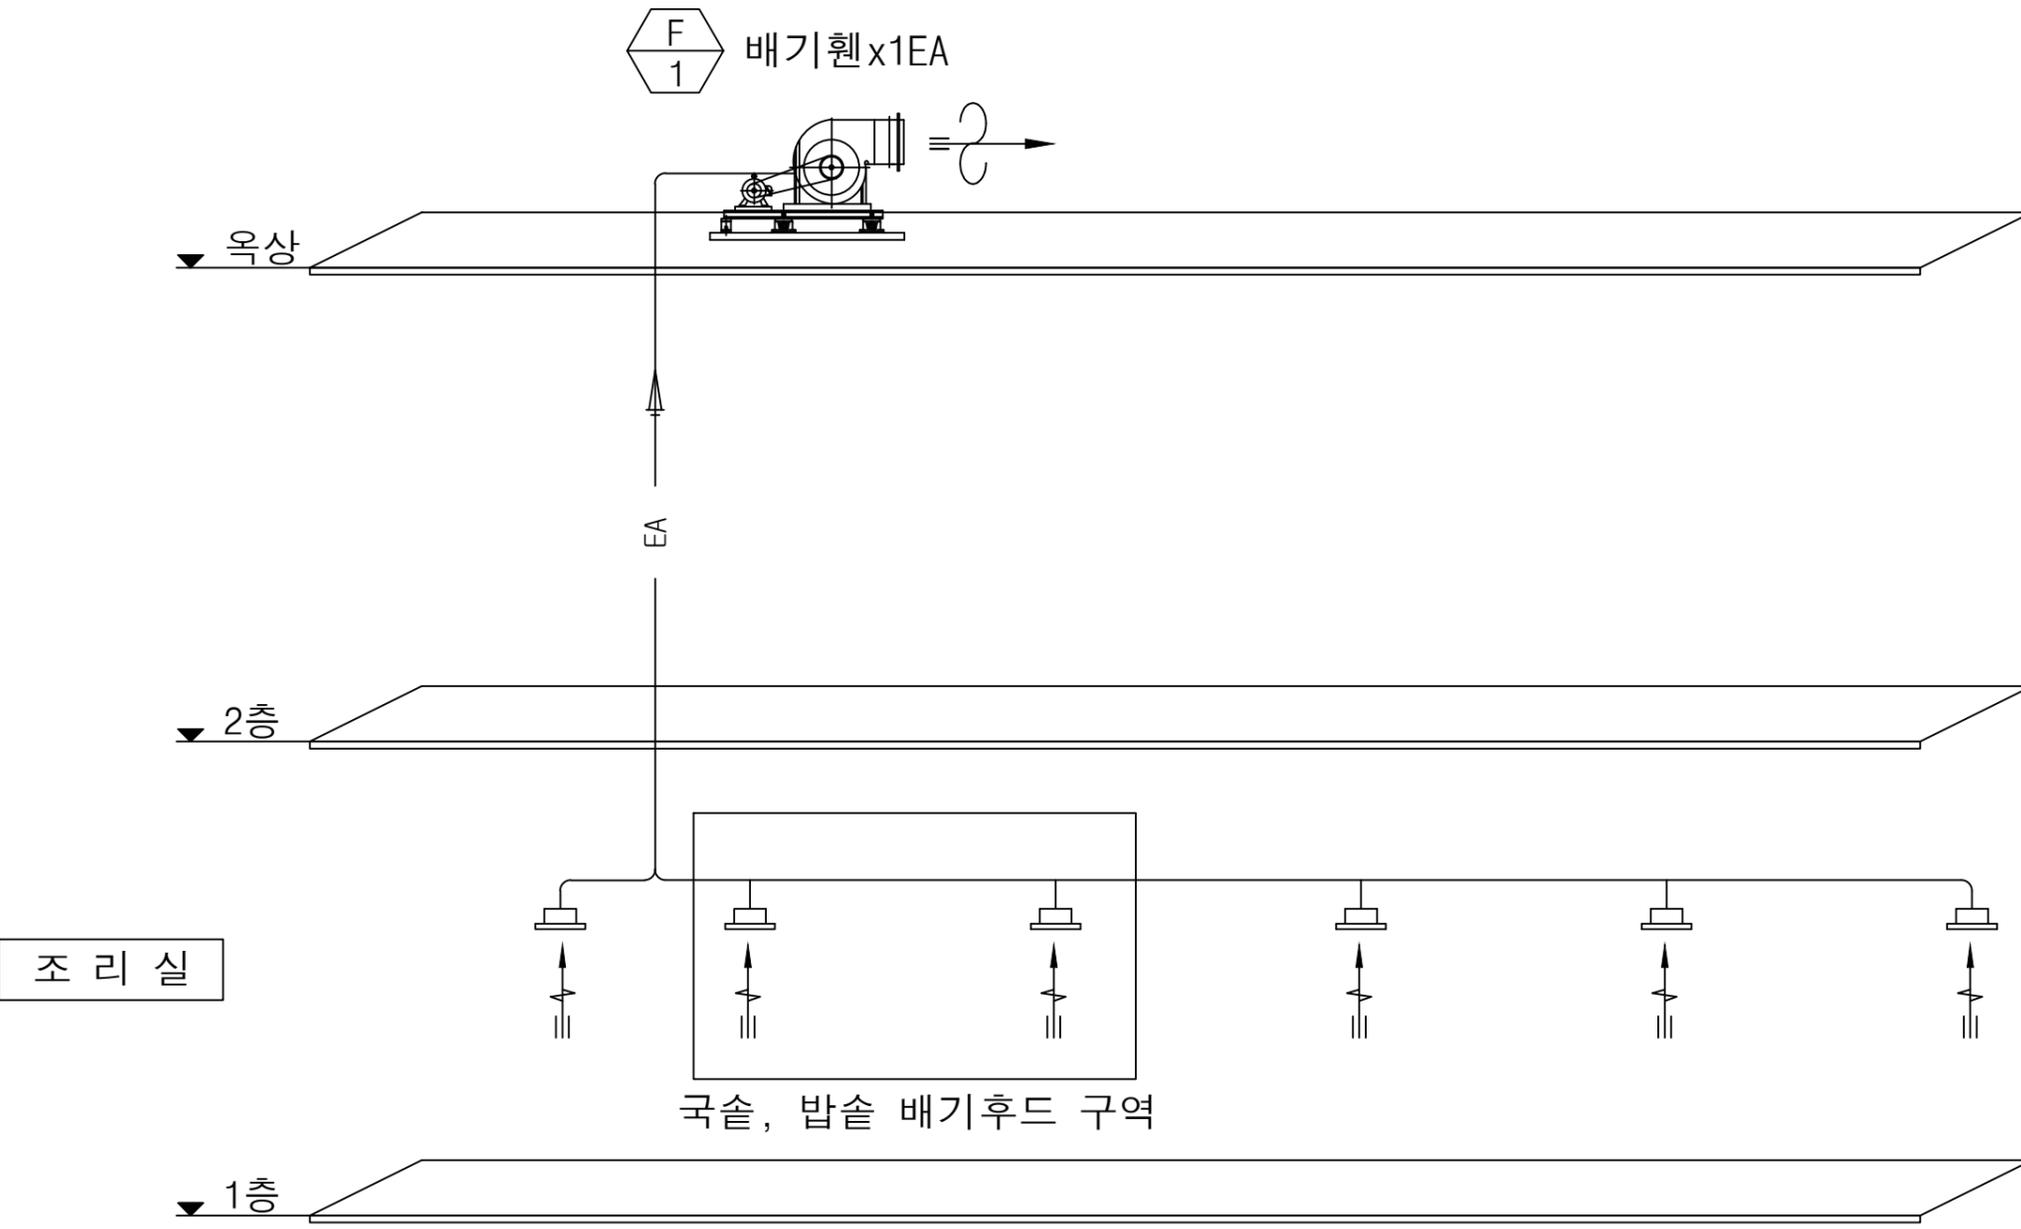

계통도  
S=NONE

사업명  
1관 1층 영양팀 조리실  
덕트후드  
제작설치 공사

주 기

- ※ 공사 중 감염관리
1. 공사시 공사중 감염관리 지침 준수
  2. 공사시 내부 개구부 밀폐, 집진기 및 배기팬, HEPA 필터 청소기 사용
  3. 공사구역 가설 칸막이 설치 및 분진방지를 위해 매트 설치
  4. 전기, 통신, 기계, 소방 설비 공사 별도
  5. 반드시 현장 실측 후 감독관과 협의 후 제작, 시공할 것

△		
△		
△		
NO	DATE	DESCRIPTION

REVISIONS


설 계 jDY  
제 도  
심 사  
승 인  
일 자

도면명  
계통도

축 척 A3=1/ NONE A1=1/ NONE

도면번호 A-113

일련번호 001

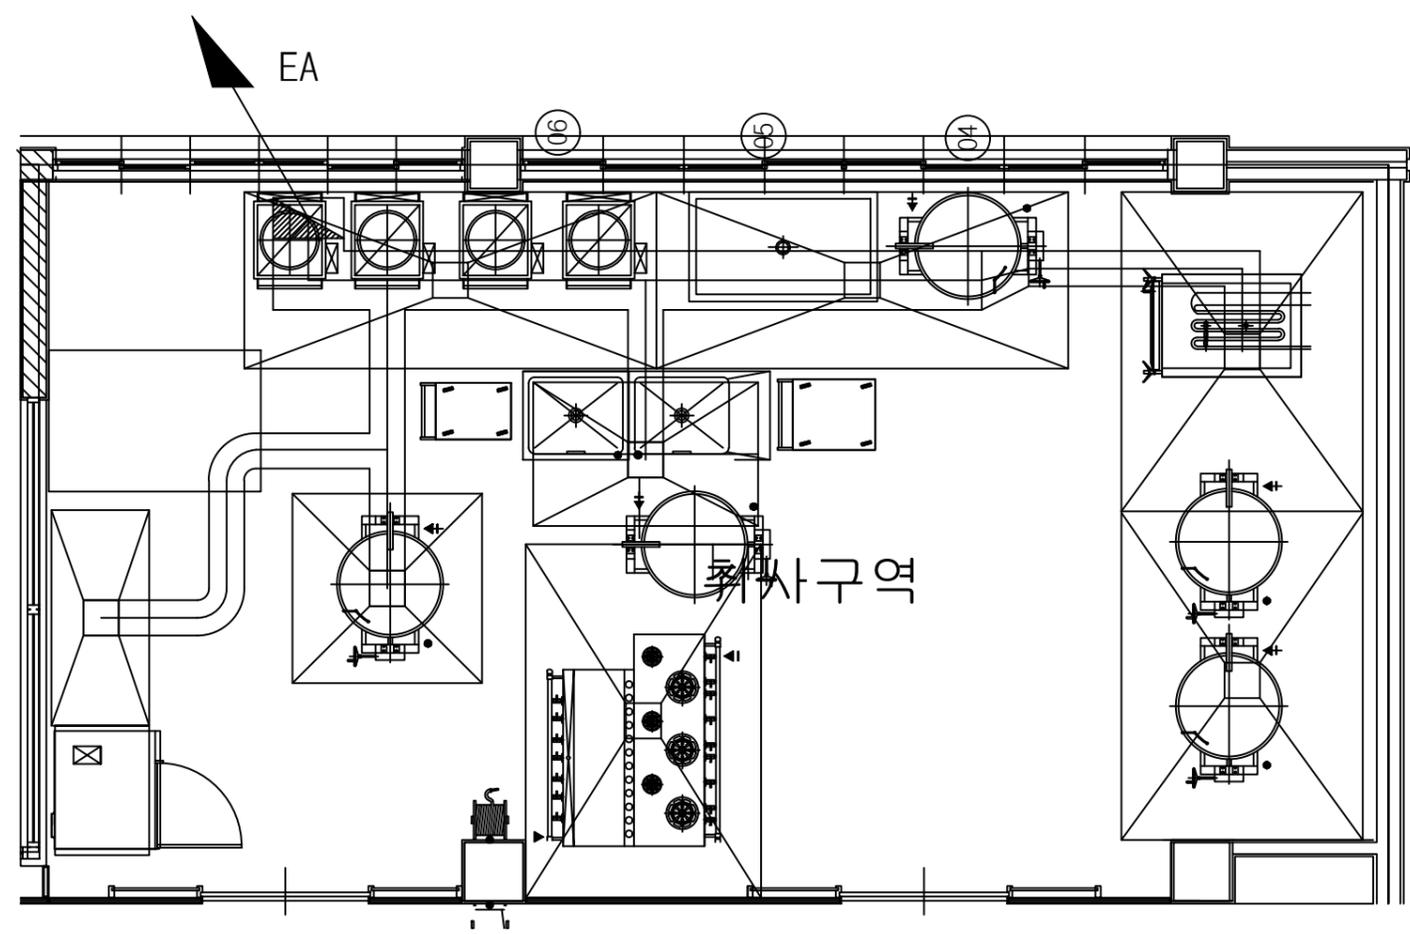

기존 평면도  
S=1/60

사업명  
1관 1층 영양팀 조리실  
덕트후드  
제작설치 공사

- 주 기
- ※ 공사 중 감염관리
1. 공사시 공사중 감염관리 지침 준수
  2. 공사시 내부 개구부 밀폐, 집진기 및 배기팬, HEPA 필터 청소기 사용
  3. 공사구역 가설 칸막이 설치 및 분진방지를 위해 매트 설치
  4. 전기, 통신, 기계, 소방 설비 공사 별도
  5. 반드시 현장 실측 후 감독관과 협의 후 제작, 시공할 것

△		
△		
△		
NO	DATE	DESCRIPTION

REVISIONS

설 계 jDY

제 도

심 사

승 인

일 자

도면명

평면도(변경전)

축 척 A3=1/ 60 A1=1/ 30


도면번호 A-114

일련번호 001

—주기—


현장 상황에 따라 반드시 감독관과 협의 후 시공 할 것

\*후드교체작업 후, 기존 배기 덕트에 연결

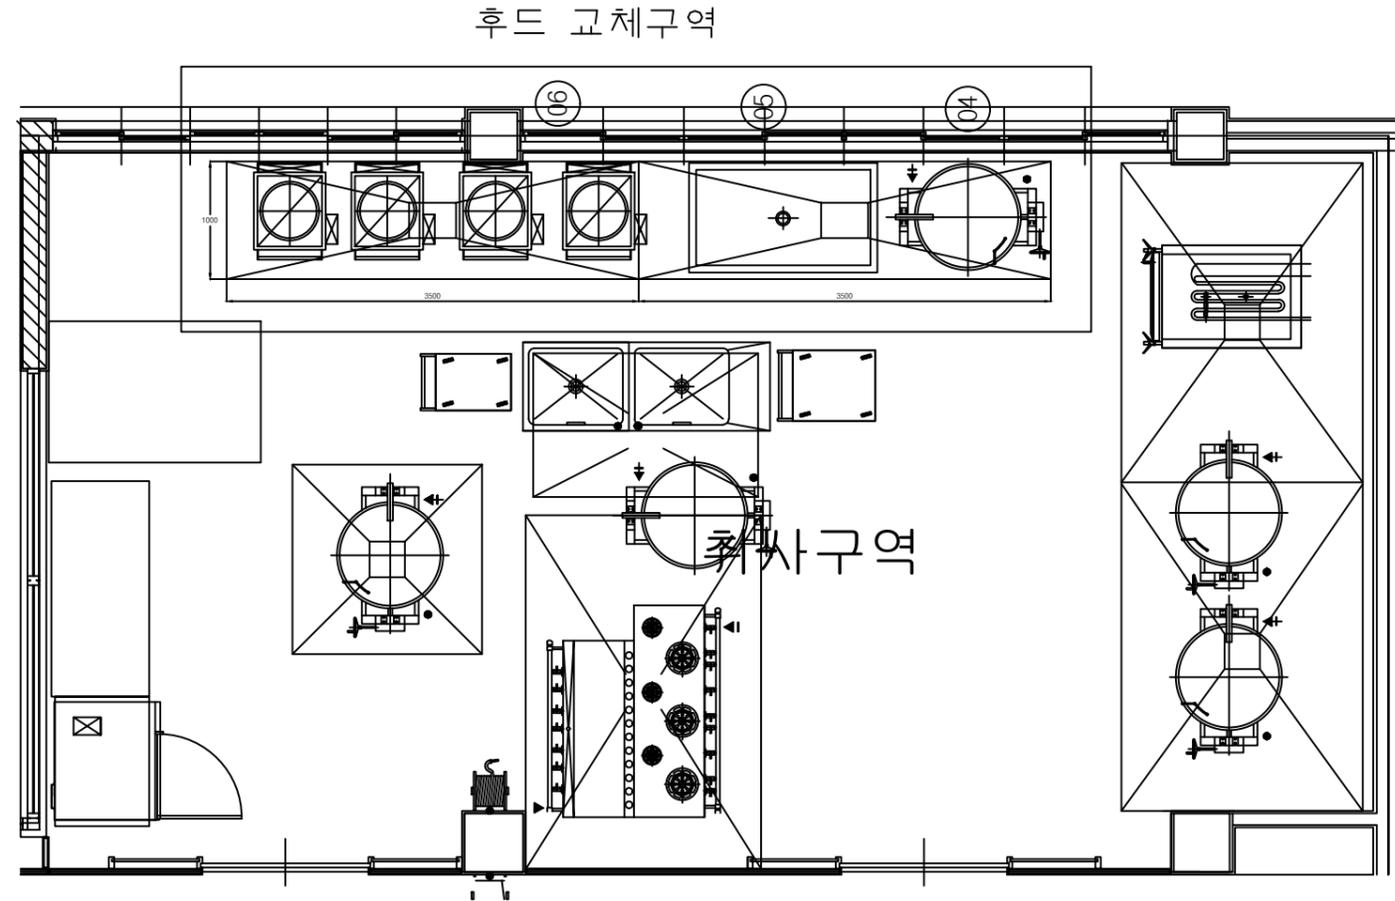


변경 평면도

S=1/60

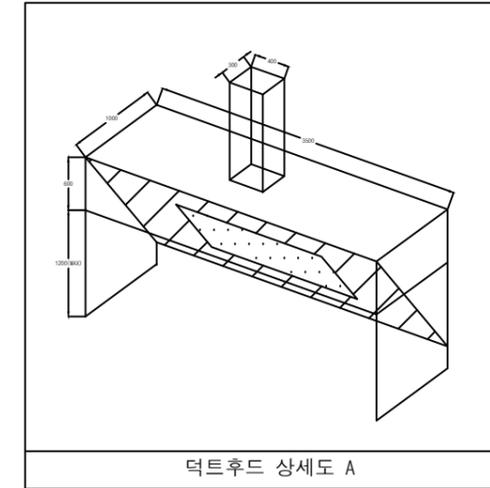

덕트후드 상세도 A

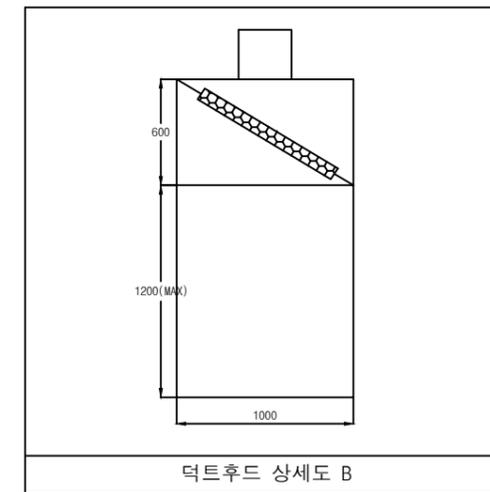

덕트후드 상세도 B

\* 단체급식시설 환기에 관한 기술지침 참고하여 제작 설치

사업명

1관 층 영양팀 조리실

덕트후드

제작설치 공사

주 기

※ 공사 중 감염관리

1. 공사시 공사중 감염관리 지침 준수
2. 공사시 내부 개구부 밀폐, 집진기 및 배기팬, HEPA 필터 청소기 사용
3. 공사구역 가설 칸막이 설치 및 분진방지를 위해 매트 설치
4. 전기, 통신, 기계, 소방 설비 공사 별도
5. 반드시 현장 실측 후 감독관과 협의 후 제작, 시공할 것

△		
△		
△		

NO	DATE	DESCRIPTION
----	------	-------------

REVISIONS

설 계 jDY

제 도

심 사

승 인

일 자


도 면 명

평면도(변경 후)

축 척 A3=1/ 60 A1=1/ 30

도면번호 A-115

일련번호 001

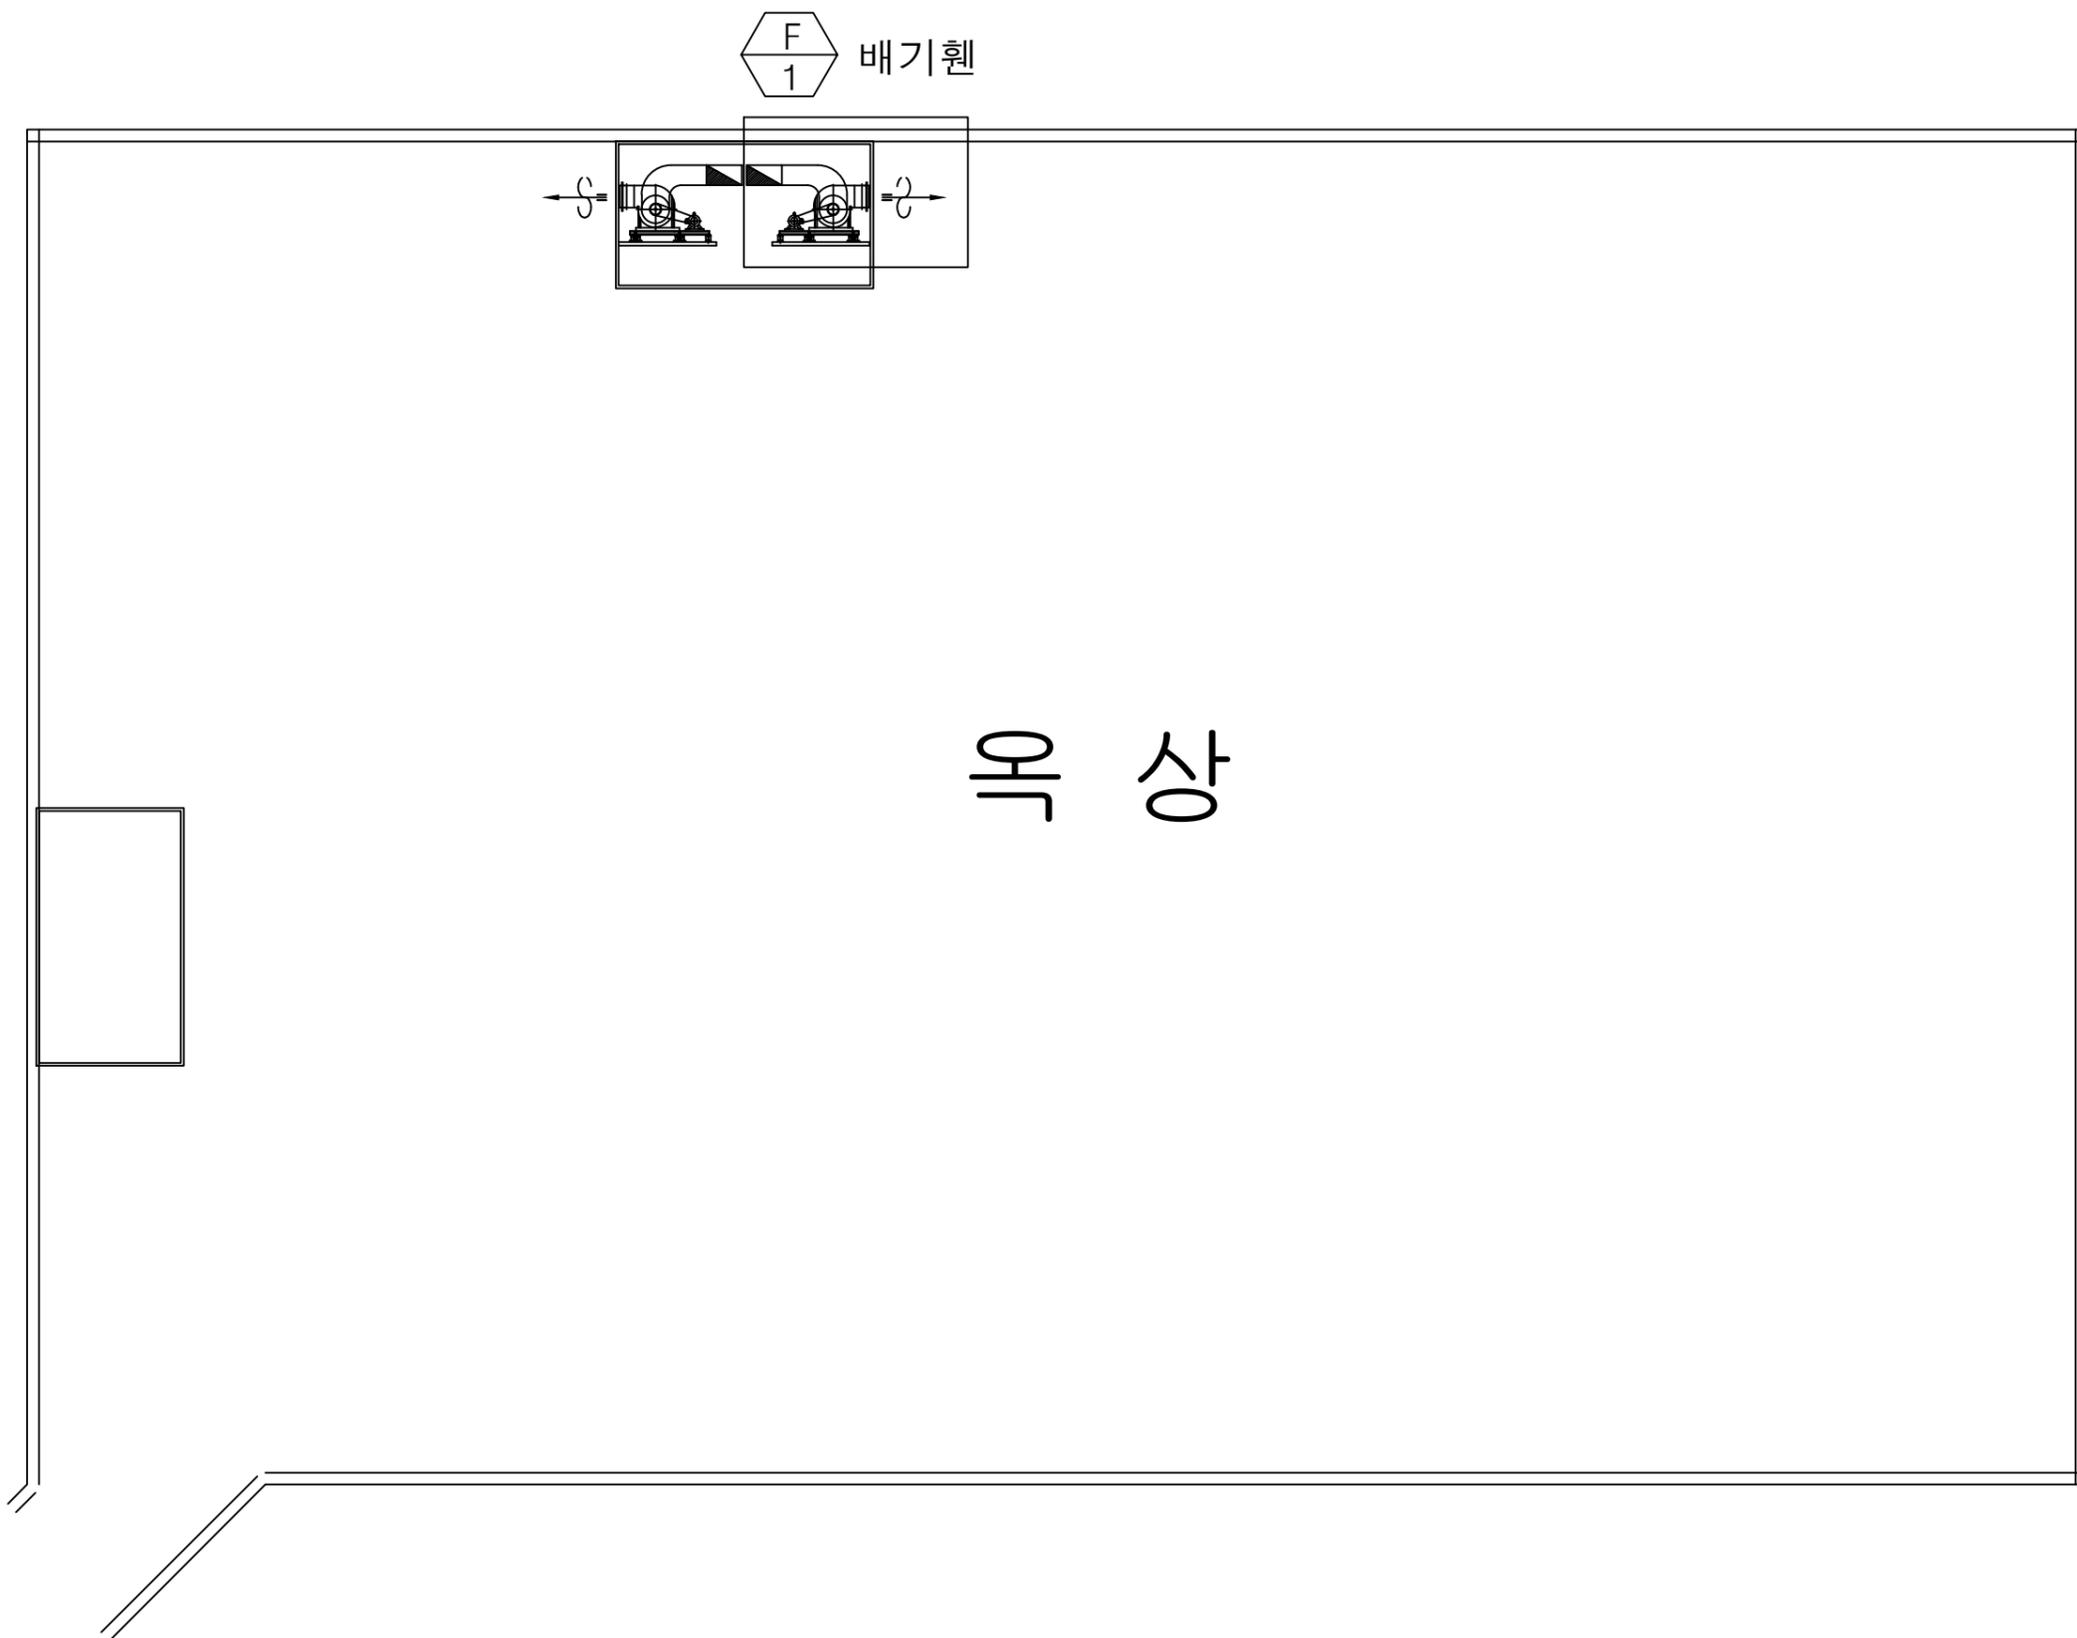

# 옥상

사업명  
1관 층 영양팀 조리실  
덕트후드  
제작설치 공사

주 기

- ※ 공사 중 감염관리
1. 공사시 공사중 감염관리 지침 준수
  2. 공사시 내부 개구부 밀폐, 집진기 및 배기팬, HEPA 필터 청소기 사용
  3. 공사구역 가설 칸막이 설치 및 분진방지를 위해 매트 설치
  4. 전기, 통신, 기계, 소방 설비 공사 별도
  5. 반드시 현장 실측 후 감독관과 협의 후 제작, 시공할 것

△		
△		
△		

NO	DATE	DESCRIPTION
----	------	-------------

REVISIONS

설 계 jDY

제 도

심 사

승 인

일 자

도 면 명

옥상 평면도

축 척 A3=1/ 120 A1=1/ 60

도면번호 A-116

일련번호 001